


łączy ark. 6

POUFNE

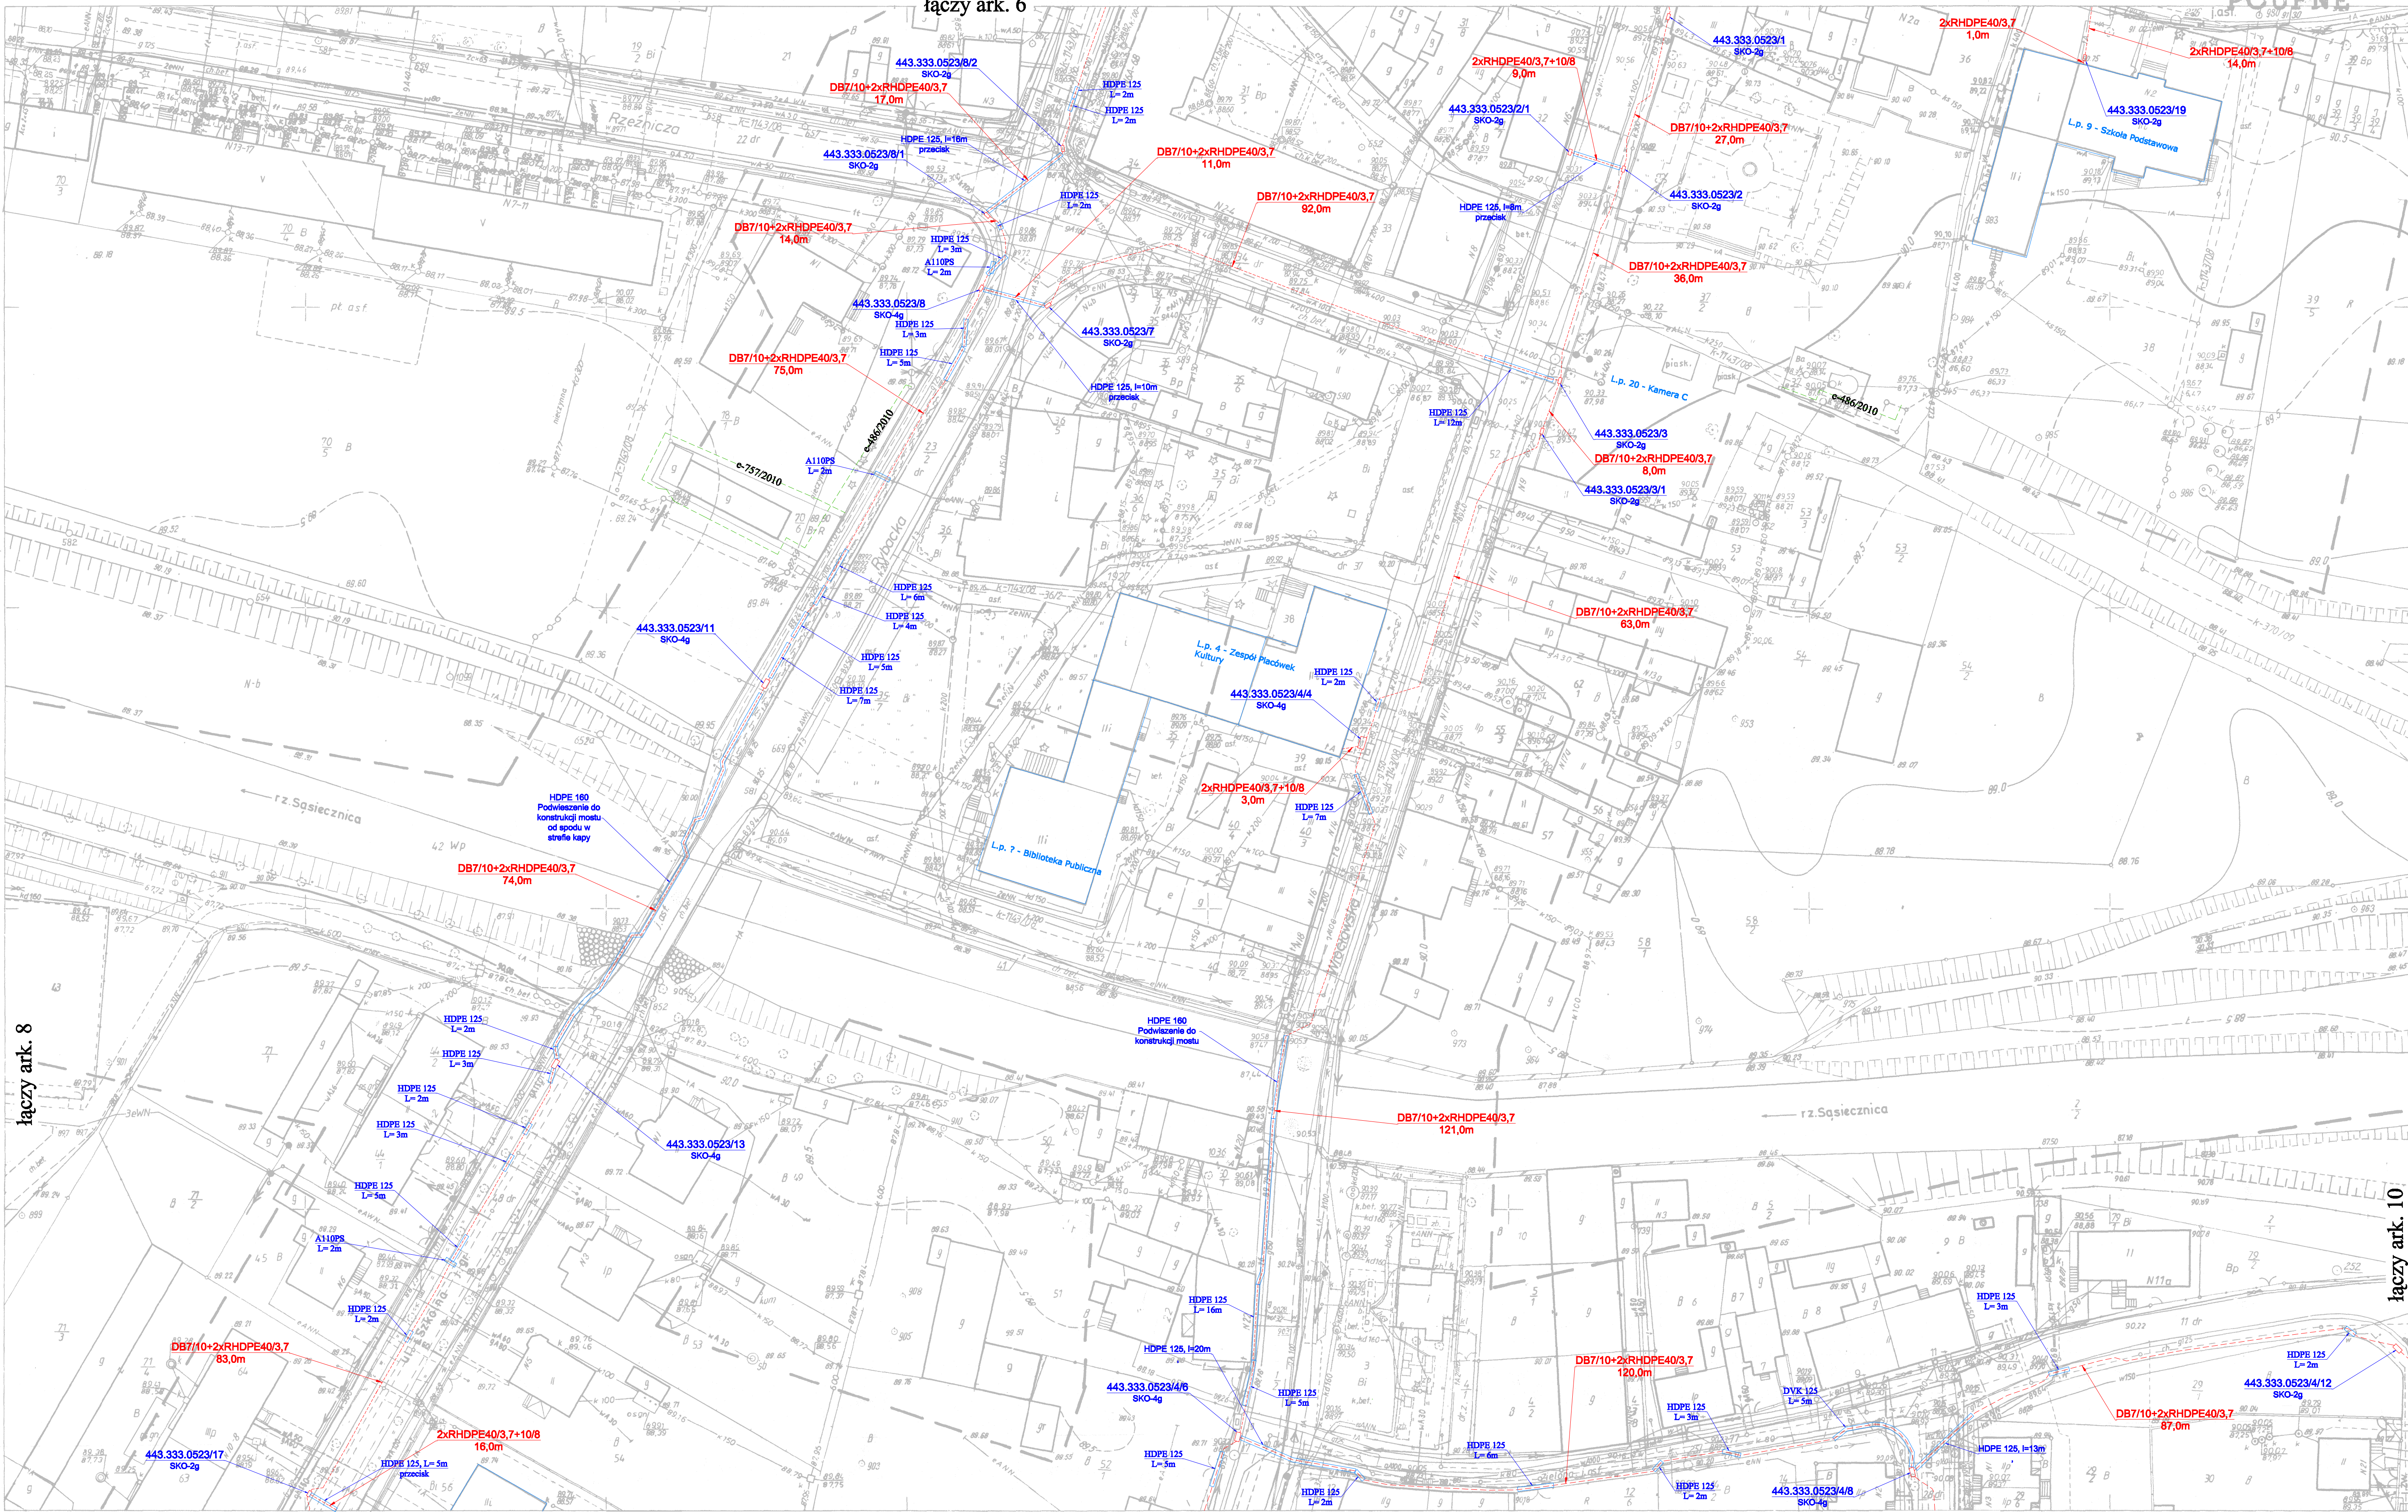

łączy ark. 8

łączy ark. 10

łączy ark.12

łączy ark.12

łączy ark.12

Województwo: dolnośląskie	MAPA DO CELÓW PROJEKTOWYCH SKALA 1: 500 Wykonana na podstawie mapy zasadniczej Granice nieruchomości przyjęto wg operatu ewidencji gruntów i budynków Nr sekcji : 443.333.0523	Aktualizację mapy w miesiącu: styczeń 2010r wykonał: mgr inż. Bogdan Maziarz upr. 13966 DZ:13411/2009	(Pieczęć firmy) "ARGE" s.c. ul. Poznańska 2 55-140 ŻMIGRÓD tel. (071) 385 39 10
Powiat: trzebnicki			
Gmina: Żmigrod			
Obręb: m. Żmigrod			
NINIEJSZA MAPA W PASIE OZNACZONYM PRZERYWANĄ LINIĄ MOŻE SŁUżyć DO OPACOWANIA PROJEKTÓW TECHNICZNYCH UZGADNIANYCH PRZEZ ZUDP			

STAROSTA TRZEBNICKI
Powiatowy Ośrodek Dokumentacji
Geodezyjnej i Kartograficznej
W oparciu o: 1. Kartę planu
2. Dokumentację projektową
3. Dokumentację wykonawczą
4. Dokumentację inwentaryzacyjną
5. Dokumentację geodezyjną
6. Dokumentację kartograficzną
7. Dokumentację archiwalną
8. Dokumentację fotograficzną
9. Dokumentację filmową
10. Dokumentację audio
11. Dokumentację wideo
12. Dokumentację komputerową
13. Dokumentację drukowaną
14. Dokumentację elektroniczną
15. Dokumentację inna

Uzupełniono mapę do celów
projektowych o aktualną informację
udostępnioną w ZUDP
DZ:11123/G/11/2010

Uzupełniono mapę do celów
projektowych o aktualną informację
zawartą na mapie zasadniczej
DZ:11558/2010

mgr inż. Krzysztof Wachowicz
mgr inż. Bogdan Maziarz
upr. 13966

Legenda:	Projektowana kanalizacja kablowa
	Projektowana studnia kablowa
	Projektowana rura ochronna

Tytuł projektu: Budowa kanalizacji kablowej na potrzeby Miejskiej Sieci Szerokopasmowej dla miasta Żmigrod	opracował: Arkadiusz Tkaczyk 05-2011	opracował: Jan Supko 05-2011	projektant: Piotr Dawolski 05-2011
Tytuł rysunku: Projekt Zagospodarowania Terenu	opracował: Arkadiusz Tkaczyk 05-2011	opracował: Jan Supko 05-2011	projektant: Piotr Dawolski 05-2011
Skala: 1:500	Skala: 1:500	Skala: 1:500	Skala: 1:500
Wzrost: 16	Wzrost: 16	Wzrost: 16	Wzrost: 16