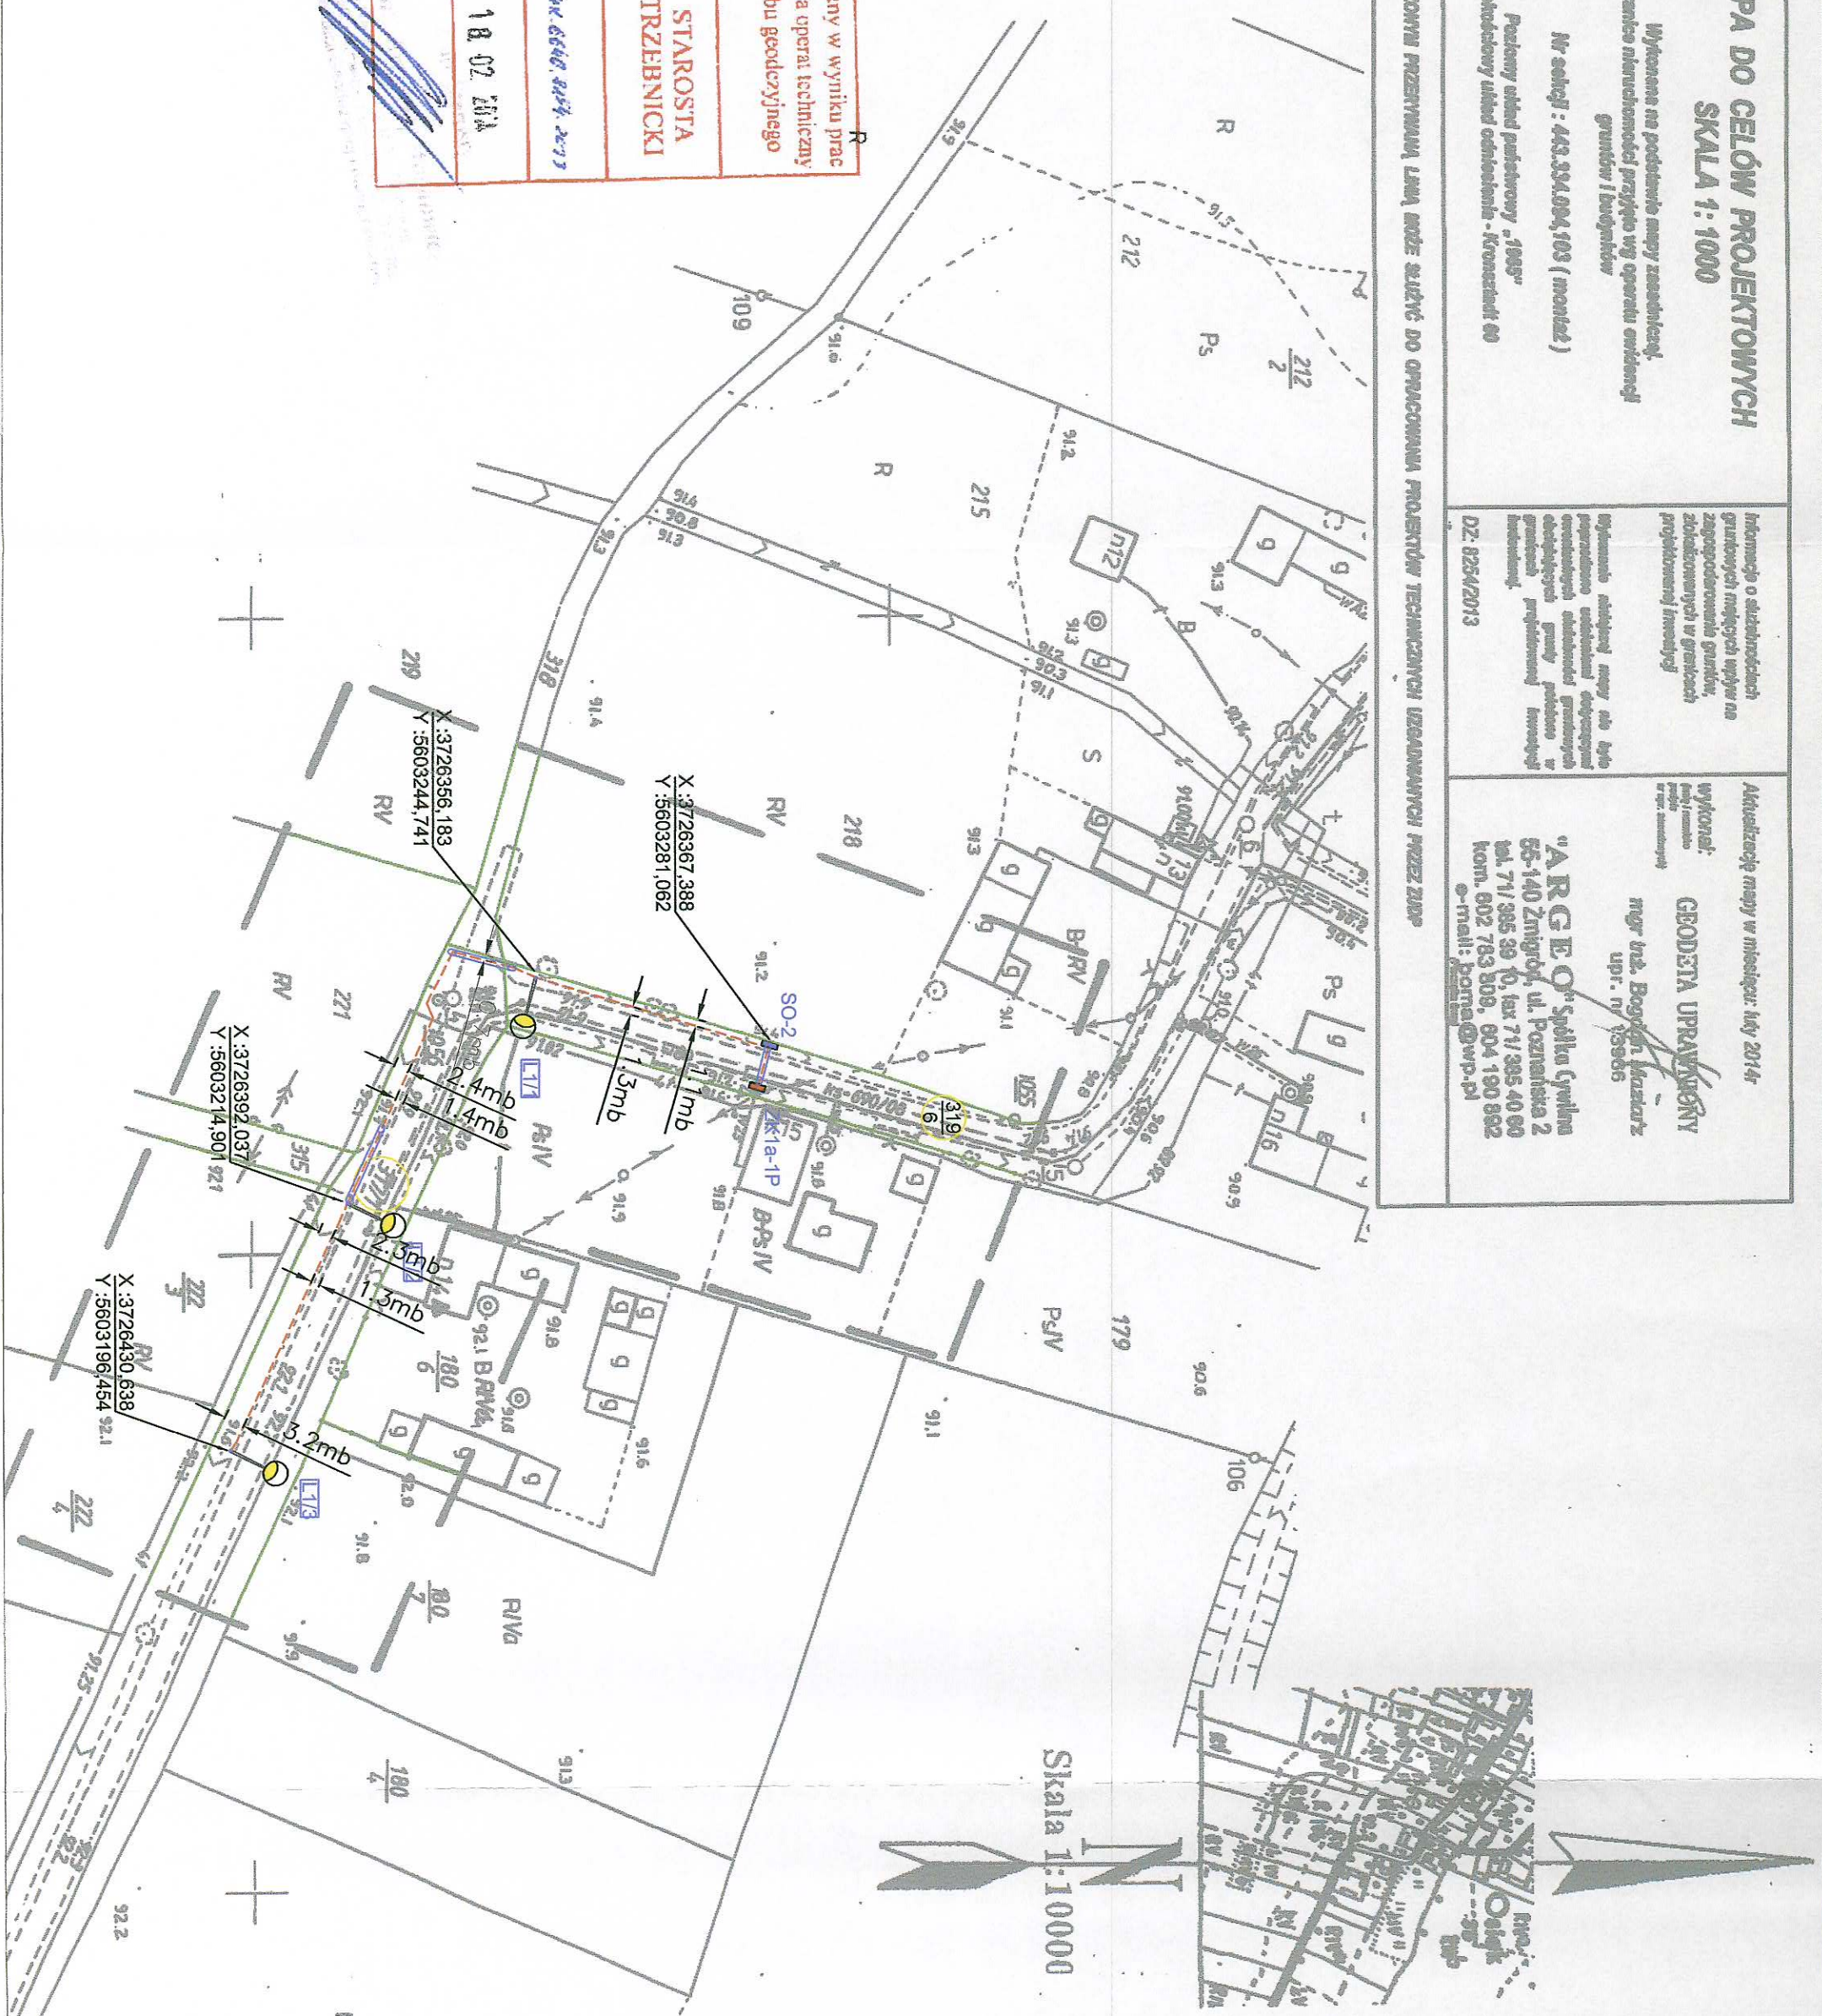








 
 


<p>Województwo: dolnośląskie</p> <p>Powiat: trzebnicki</p> <p>Jednostka ewidencyjna : 022006_5</p> <p>Żmigrod</p> <p>Obwód: 022006_5.0021</p> <p>Cełek</p>	<p>MAPA DO CELÓW PROJEKTOWYCH</p> <p>SKALA 1: 1000</p> <p>Wykonana na podstawie mapy zasadniczej. Granice nieruchomości przyjęte wg operatu ewidencyj gruntów i budowlany</p> <p>Nr sekcji : 443.334.084.103 (moneta)</p> <p>Posiomy układ państwowy - 1985"</p> <p>Wysookościowy układ odniesienia - Kronsztadt 600</p>	<p>Informacje o skutkach zmian granic mających wpływ na zagospodarowanie gruntów, zabudowanych w gruntach projektowanej inwestycji</p> <p>Informacje dotyczące mapy nie było przeprowadzone badania geologicznego oraz badania terenowego gruntów określających warunki podłoża w gruntach projektowanej inwestycji budowlanej.</p> <p>DZ. 8254/2013</p>	<p>Aktualizację mapy w miesiącu: maj 2014r</p> <p>wykonali: Geod. i inż. (zawieszony) w oparciu o: (zawieszony)</p> <p>GEODETA UPRAWNIENY</p> <p>mgr inż. Bogdan Kozłowski</p> <p>upr. nr 19586</p> <p>"A R G E O" spółka cywilna 55-140 Żmigrod, ul. Poznańska 2 tel. 71/ 385 39 10, fax 71/ 385 40 60 kom. 802 783 808, 604 190 892 e-mail: biuro@wp.pl</p>
--	--	--	---



Investor	GMINA ZMIGRÓD, plac Wojska Polskiego 2-3, 55-140 Żmigród			
Nazwa i adres obiektu	BUDOWA OŚWIETLENIA ULICZNEGO W MIEJSCOWOŚCI OSIEK DZ. NR 317/1, 319/6			
Przedmiot rysunku	Projekt zagospodarowania terenu.			
Projektant	mgr inż. Joachim Borowski	upr. nr 223/90/PW, WKP/IE/71/63/02 spec. instal.-elektr.	Skala: 1:1000	
Sprawdzający	inż. Wiesław Borowski	upr. nr 44/98/G. DOS/IE/0152/01 spec. instal.-elektr.	Data: 03.2014	
Asystent projektanta	Maciej Borowski		Rys. nr 1/E	

AutoCAD® 2014 PL by Autodesk, Inc.; product serial no.: 391-24683052

	Granice działek
	Numery działek
	Zakres opracowania
	Projektowana szafka oświetleniowa SO-2
	Istniejące złącze kablowe ZK10-1P
	Projektowany kabel YAKXS 4x35 mm ²
	Rura ochronna DVK Ø75
	Projektowany słup oświetleniowy
	Istniejąca oprawa oświetleniowa
	Oznaczenie słupa oświetleniowego

[illegible]