

Województwo: dolnośląskie
Powiat: třebrnicki
Jednostka ewidencyjna :022006_5
Zmigród
Obvrb: 022006_5.0025
Radziadź

MAPA DO CELÓW PROJEKTOWYCH
SKALA 1: 1000

Aktualizację mapy w miesiącu:
styczeń 2014r.

*Wykonana na podstawie mapy zasadniczej.
Granice nieruchomości przyległa wg operatu ewidencyj-
gruntów i budynków*

Nr sekcji : 443.332.033

Pozycjony układ państwowy „1965”


Wysokościowy układ odniesienia - Kronsztadt 86

wykonana:
(imię i nazwisko)
podpis
nr upr. zawodowych)

GEODETA UPRAWNIENIY
mgr inż. Bogdan Maziarz
upr. nr 13966

"ARGEO" Spółka Cyfrowa
65-140 Zniąbód, ul. Poznańska 2
tel. 71/385 39 10, fax 71/385 40 60
kom. 602 783 809, 604 190 892
e-mail: biuro@argeo.pl

NINIEJSZA MAPA W PASIE OZNACZONYM PRZERWANĄ LINIĄ MOŻE SŁUżyć DO OPRACOWANIA PROJEKTÓW TECHNICZNYCH UZGADNIANYCH PRZEZ ZUPD

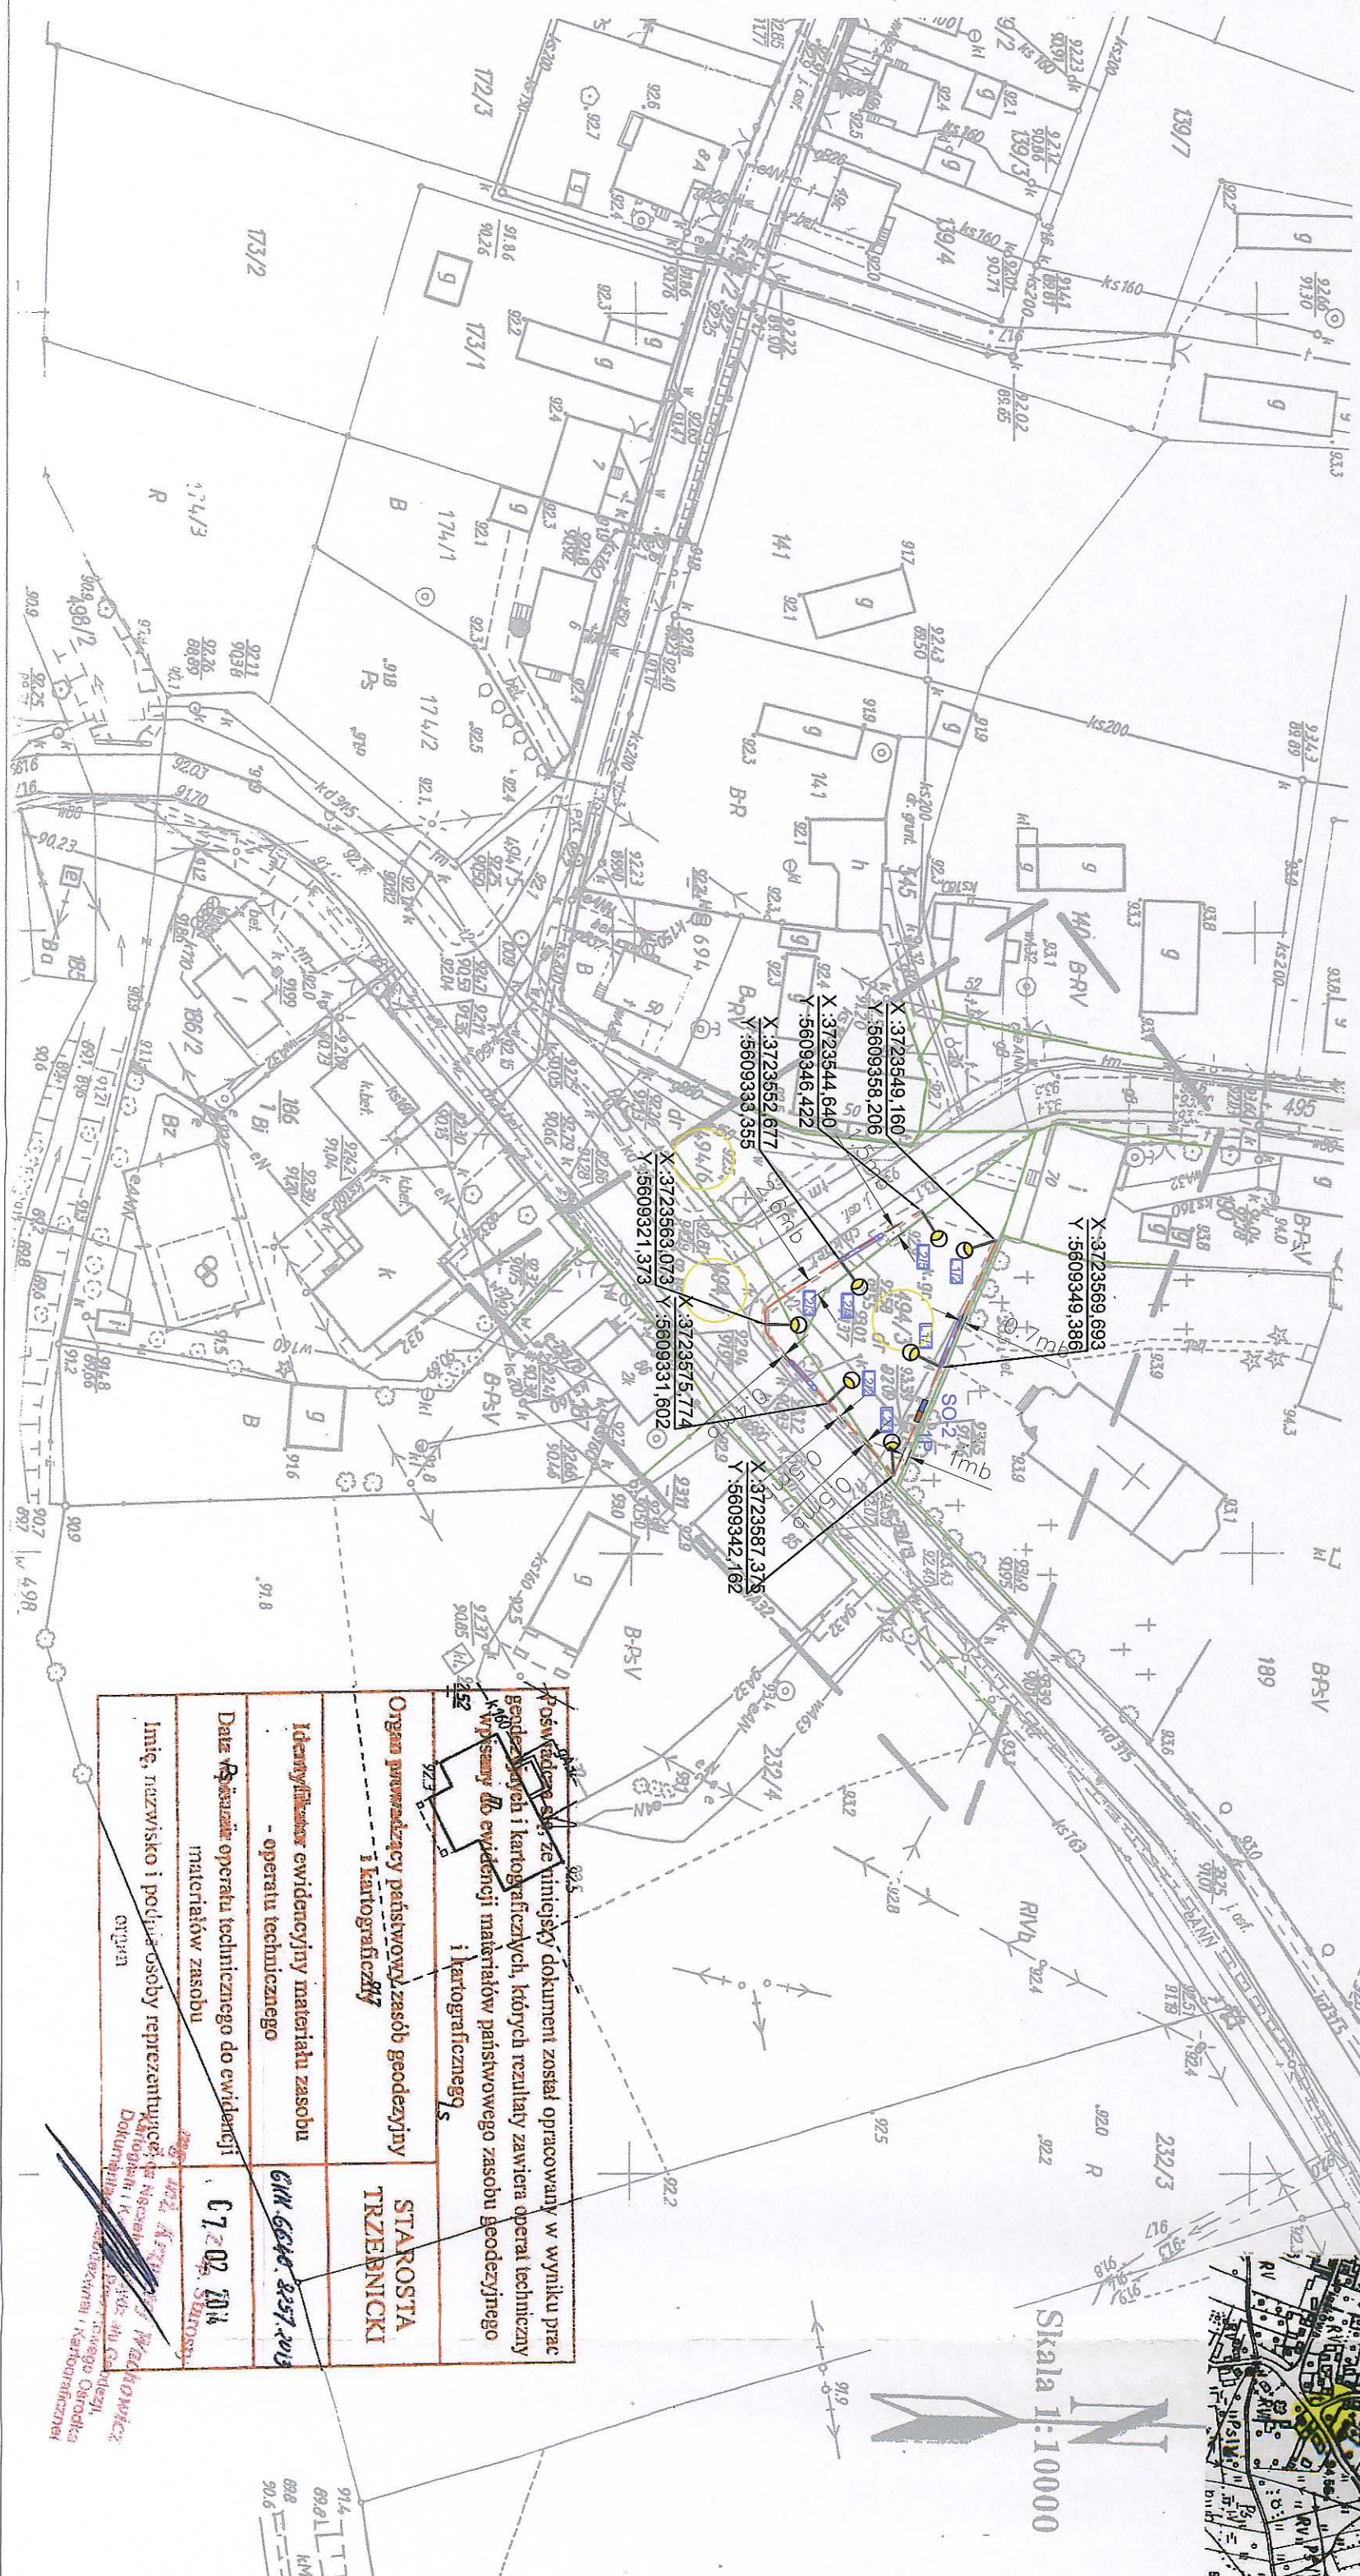

Skala 1:10000

	Granice działek
	Numery działek
	Zakres opracowania
	Projektowana szafka oświetleniowa SO-2
	Istniejące złącze kablowe IP
	Projektowany kabel YAKXS 4x35 mm²
	Rura ochronna DYK Ø75
	Projektowany słup oświetleniowy
	Istniejąca oprowa oświetleniowa
	Oznaczenie słupa oświetleniowego

WYMAGI DOTYCZĄCE UŁOŻENIA KABLA
W przypadku złożenia lub strzyżenia linii kablowych z innymi sieciami na odległość większą niż 0,5 m i pod drogiem prowadzić w rurach osłonowych typu DUKA® 75 lub 110




- Prace ziemne prowadzić ręcznie po zaawidowaniu i nadzorem właściwych urządzeń naziemnych i podziemnych

- Układanie kabla ziemnego przeprowadzić zgodnie z przepisami.

Wiesław Ryszard Borowski
Zaręba ul. Wesola 10, 59-8
tel. 0-600-317-589 tel/fax

0-757-248-267

elwibor e-mail: elwibor@wp.pl
NIP 613103-00-04 Regon 23087503

Investor	GMINA ŻMIGRÓD, plac Wojska Polskiego 2-3, 55-140 Żmigród			
Nazwa i adres obiektu	BUDOWA OŚWIETLIENIA ULICZNEGO W MIEJSCOWOŚCI RADZIADZ DZ. NR 494/3, 494/6, 494/7			
Przedmiot rysunku	Projekt zagospodarowania terenu.			
Projektant	mgr inż. Joachim Borowski	upr. nr 223/90/PW, WK/PiE/7163/02 spec. instal.-elektr.		Skala: 1:1000
Sprawdzający	inż. Wiesław Borowski	upr. nr 44/98/G, DOS/PiE/0152/01 spec. instal.-elektr.		Data: 03.2014
Asystent projektanta	Maciej Borowski			Rys. nr 1/E

AutoCAD® 2010 PL by Autodesk, Inc.; product serial no.: 391-24683052