

Województwo: dolnośląskie  
Powiat: trzebnicki  
Jednostka ewidencyjna : 022006.5  
Zmigród  
Okręg: 022006.5.0013  
Kaszycie Milickie

X: 3726172.412  
Y: 5599646.887  
X: 3726176.788  
Y: 5599646.990  
X: 3726179.244  
Y: 5599612.847  
X: 3726205.122  
Y: 5599584.655  
X: 3726239.515  
Y: 5599565.210  
X: 3726274.682  
Y: 5599545.938  
X: 3726307.222  
Y: 5599523.980  
X: 3726375.550  
Y: 5599484.452  
X: 3726409.051  
Y: 5599463.739  
X: 3726442.760  
Y: 5599442.696

**MAPA DO CELÓW PROJEKTOWYCH**  
SKALA 1: 1000

Wykonana na podstawie mapy zasadniczej.  
Granice nieruchomości przyjęto wg operatu ewidencyjnego  
gruntów i budynków

Nr sekcji: 453.112.042.044.053 (montaż)  
Pozycjonary układ państwowy „1965”  
Wysokościowy układ odniesienia - Krusztad 60

Informacje o źródłach danych  
gruntywnych mapy wpływ na  
zgodność z mapą zasadniczą  
zobowiązany w granicach  
projektowanej inwestycji

Wykonanie niniejszej mapy nie było  
poprzedzone ustanowieniem  
ewidencyjnych służb gruntowych  
odpowiedzialnych za granice  
projektowanej inwestycji  
budowlanej

DZ: 8326/2013

Aktualizację mapy w miejscach: luty 2014r



Wykonali:  
mgr inż. Bogdan Maciarz  
upr. nr 13966

**STAROSTA TRZEBNICKI**  
mgr inż. Bogdan Maciarz  
upr. nr 13966

**"ARGE O" Spółka Cywilna**  
55-140 Zmigród, ul. Poznańska 2  
tel. 71 386 39 10, fax 71 386 40 60  
kom. 602 783 809, 604 190 892  
e-mail: bogma@wp.pl

NINIEJSZA MAPA W PASIE OZNAKOWANIA PRZERWYMAJĄ LINIĄ MOŻE SŁUżyć DO OPRACOWANIA PROJEKTÓW TECHNICZNYCH UZGADNIANYCH PRZEZ ZUPP

Poświadczam się, że niniejszy dokument został opracowany w wyniku pracy geodetycznej i kartograficznej, których rezultaty zawiera operat techniczny wpisany do ewidencji materiałów państwowego zasobu geodetycznego i kartograficznego	STAROSTA TRZEBNICKI
Organ prowadzący państwowy zasób geodetyczny i kartograficzny	STAROSTA TRZEBNICKI
Identyfikator ewidencyjny materiału zasobu - operatu technicznego	604.032.2013
Data wpisania operatu technicznego do ewidencji materiałów zasobu	18.02.2014
Imię, nazwisko i podpis osoby reprezentującej	X: 3726342.105 Y: 5599805.154 organ

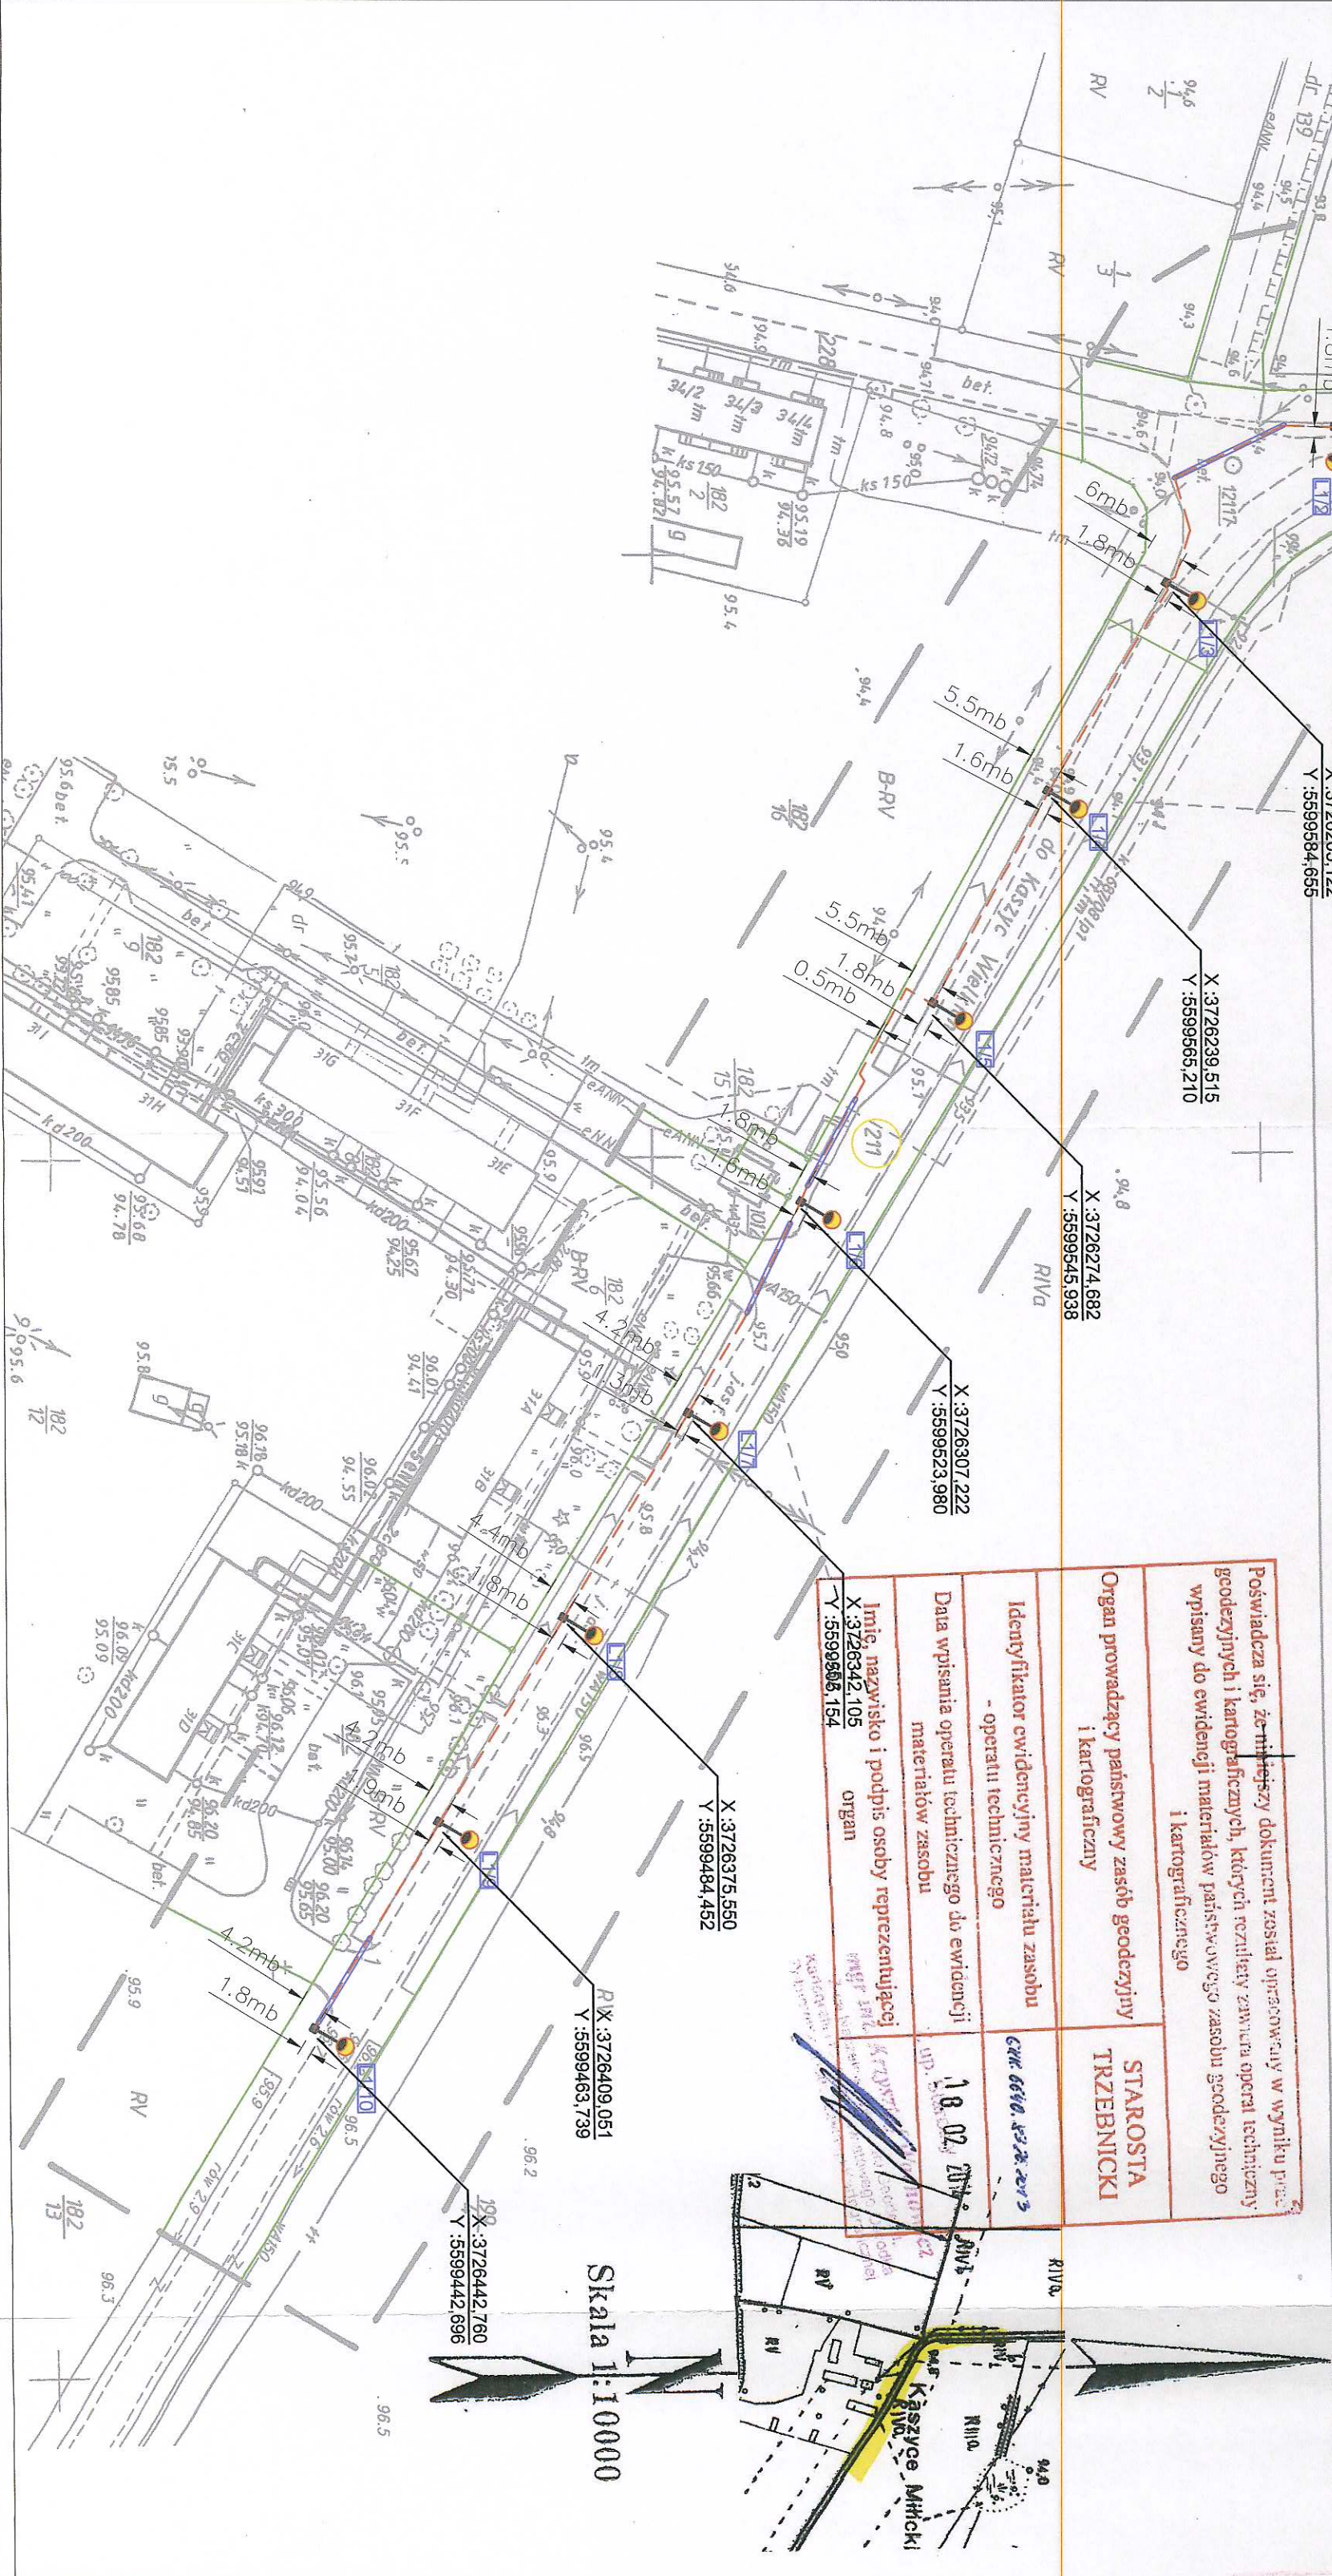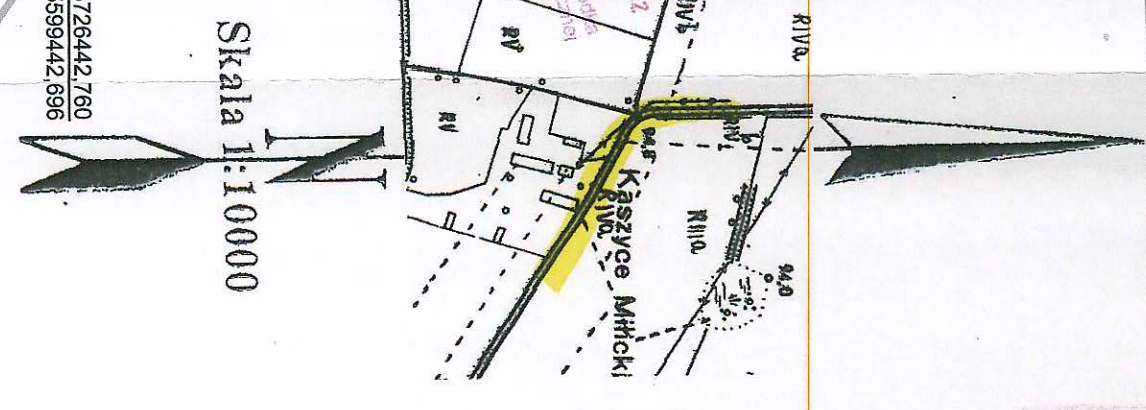

**Orange Polska S.A.**  
Dostarczanie i Serwis Usług  
Wydział Ewidencji i Zarządzania Danymi  
o Infrastrukturze 2 - Wrocław  
ul. Pułkownika 2, 50-155 Wrocław

**Mariusz Boczar**  
Wydział Ewidencji i Zarządzania Danymi  
o Infrastrukturze Wrocław

**LEGENDA**

Granice działek	317	Numer, działek
Zakres opracowania		
Projektowana szafka osłonięta SO-2		
Isińce złącze kłowe ZK20-IP		
Projektowany kabel YAKS 4x35 mm <sup>2</sup>		
Rura ochronna DUK Ø75		
Projektowany słup osłonięty		
Isińce oprawa osłonięta		
Oznaczenie słupa osłoniętego		
Isińce kabel osłonięty		
Isińce słup osłonięty		

**UWAGI DOTYCZĄCE UŁOŻENIA KABLA**  
- W przypadku zbliżenia lub skrzyżowania linii kablowych z innymi sieciami na odległość mniejszą niż 0,5 m i pod drogami prowadzić w rurach osłonowych typu DUK fi 75 lub fi 110  
- Prace ziemne prowadzić zgodnie z załącznikiem i nadzorem właściwych urzędów naziemnych i podziemnych  
- Układanie kabla ziemnego przeprowadzić zgodnie z przepisami.

Investor	GMINA ZMIGRÓD, plac Wojska Polskiego 2-3, 55-140 Zmigród
Nazwa i adres obiektu	BUDOWA OŚWIETLENIA ULICZNEGO W MIEJSCOWOŚCI KASZYCE MILICKIE DZ. NR 144, 211, 232
Przedmiot rysunku	Projekt zagospodarowania terenu.
Projektant	mgr inż. Joachim Borowski
Sprawdzający	inż. Wiesław Borowski
Asystent projektanta	Maciej Borowski

AutoCAD © 2010 PL by Autodesk, Inc.; product serial no.: 391-24683032