

STAROSTA TRZEBNICKI

Na podstawie art. 28 ust. 1 ustawy z dnia 17 maja 1998r. - Prawo geodezyjne i kartograficzne (Dz. U. z 2000 r. Nr 100, poz. 1088) i Nr 139, poz. 1258) upoważniono do wykonywania projektowanych sieci uzbrojenia terenu

OŚWIETLENIE DRÓG

Uzgodnienie uzbrojenia sieci uzbrojenia terenu podlega wytyczeniu i geodezyjnej inwentaryzacji powyższych sieci, przez jednostki terenowe do wytyczenia sieci geodezyjnych.


Wzrosty i przekroje sieci uzbrojenia terenu z uwzględnieniem projektów i wytyczenia sieci geodezyjnych, są wytyczone i wytyczono w oparciu o wytyczenie sieci geodezyjnych.

Uzgodnienie uzbrojenia sieci uzbrojenia terenu podlega wytyczeniu i geodezyjnej inwentaryzacji powyższych sieci, przez jednostki terenowe do wytyczenia sieci geodezyjnych.

Sygn. opł. 28 MAJ 2014

28 MAJ 2014

Z up. starosty Bogdan Maziarz PRZEWODNICZĄCY

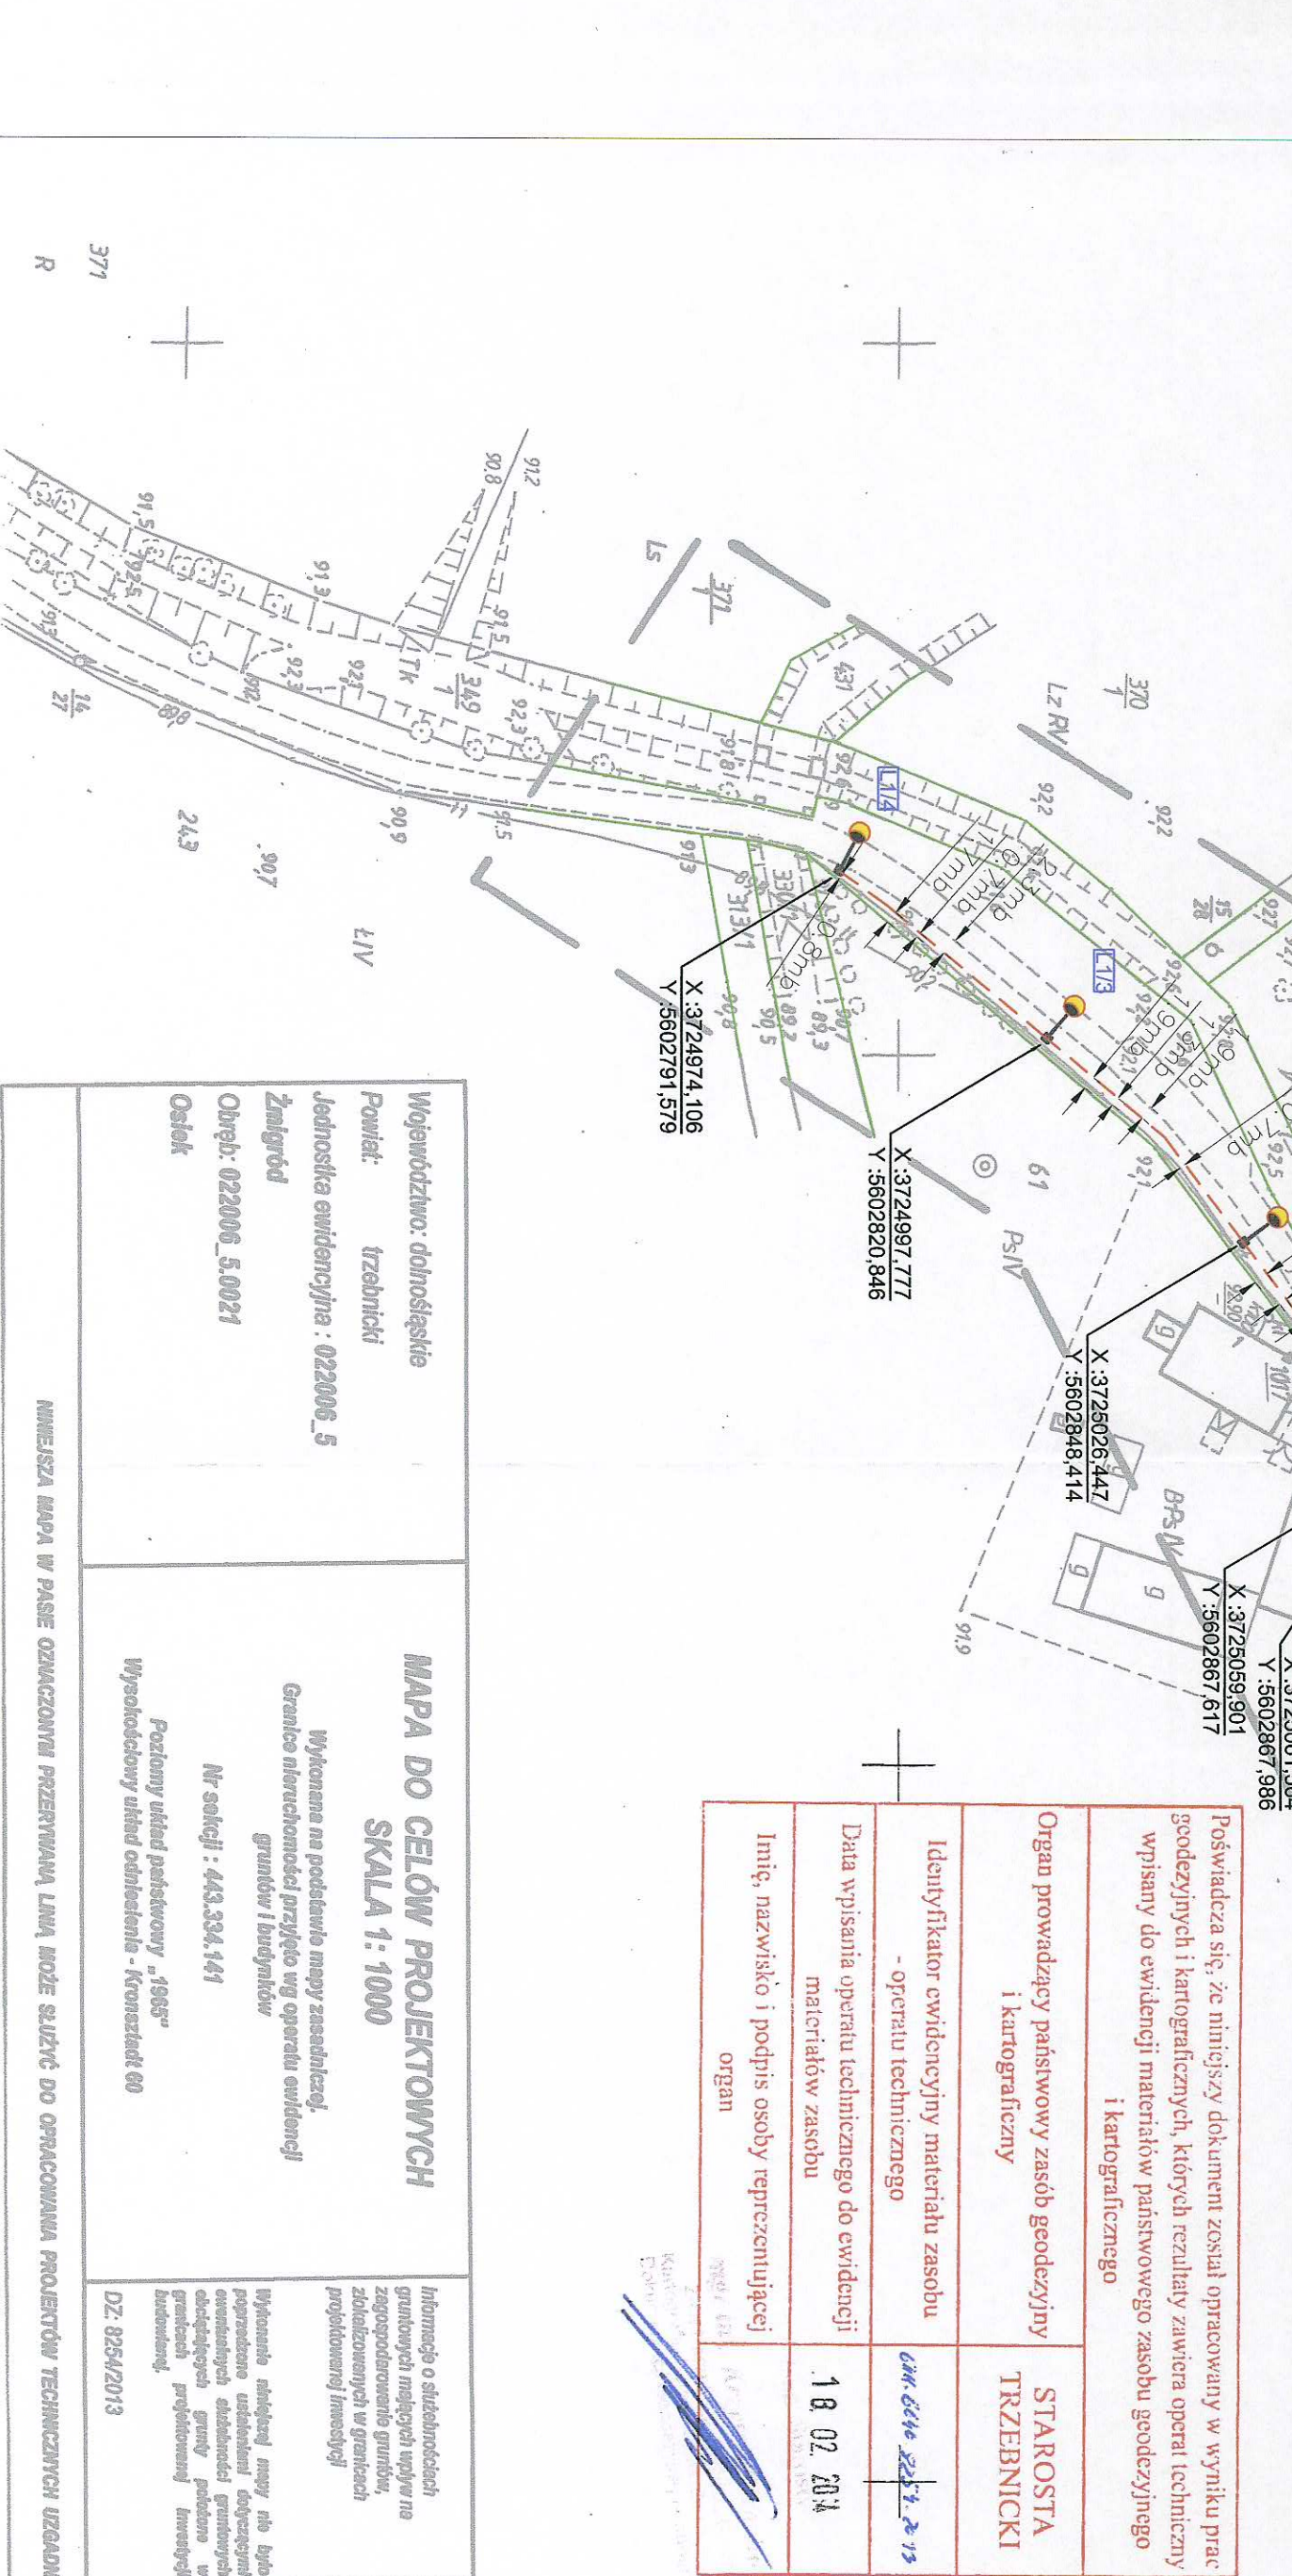

Poświadcza się, że niniejszy dokument został opracowany w wyniku prac geodezyjnych i kartograficznych, których rezultaty zawiera operat techniczny wpisany do ewidencji materiałów państwowego zasobu geodezyjnego i kartograficznego	
Organ prowadzący państwowy zasób geodezyjny i kartograficzny	STAROSTA TRZEBNICKI
Identyfikator ewidencyjny materiału zasobu - operatu technicznego	616 616 616 616
Data wpisania operatu technicznego do ewidencji materiałów zasobu	18.02.2014
Imię, nazwisko i podpis osoby reprezentującej organ	

Województwo: dolnośląskie	
Powiat: trzebnicki	
Jednostka ewidencyjna: 022006_5	
Zamgrod	
Obwód: 022006_5.0021	
Osiłek	
MAPA DO CELÓW PROJEKTOWYCH	
SKALA 1:1000	
Wykonana na podstawie mapy zasadniczej, granice nieruchomości przyjęto wg operatu ewidencyjnego	
Nr sekcji: 443.334.141	
Pozycje ulicy państwowej „1968”	
Wysokościowy układ odniesienia - Kronsztadt 60	
Informacje o siłachnośności gruntów mających wpływ na zagospodarowanie gruntów, zobowiązanych w granicach projektowanej inwestycji	
Wzrosty i przekroje sieci uzbrojenia terenu z uwzględnieniem projektów i wytyczenia sieci geodezyjnych	
Aktualizację mapy w miesiącu: luty 2014r	
WYKONANE: GEODETA OPRACOWANY mgr inż. Bogdan Maziarz upr. nr 13966	
"ARCEO" spółka z o.o. ul. Poznańska 2 tel. 71/385 39 10, fax 71/385 40 60 kom. 602 783 809, 604 180 892 e-mail: boma@wp.pl	

Skala 1:10000

Orange Polska S.A.
Dostarczanie i Serwis Usług
Wydziel Ewidencji i Zarządzania Danyymi
o Infrastrukturze 2 - Wrocław
ul. Puryńskiego 2, 50-155 Wrocław

Mariusz Boczar
Wydziel Ewidencji i Zarządzania
Danyymi o Infrastrukturze Wrocław

UWAGI DOTYCZĄCE UKŁADANIA KABLA
- W przypadku zbliżenia lub skrzyżowania linii kablowych z innymi sieciami na odległość mniejszą niż 0,5 m i pod drogami prowadzić w rurach osłonowych typu DUK fi 75 lub fi 10
- Prace ziemne prowadzić zgodnie z załącznikiem 1 nadzorem właścicieli urządzeń naziemnych i podziemnych
- Układanie kabla ziemnego przeprowadzać zgodnie z przepisami

LEGENDA
Granice działek
Numer dzialek
Zakres opracowania
Projektowana szafka oświetleniowa SO-2
Istniejące złącze kablowe ZK10-1P
Projektowany kabel YAKS 4x35 mm²
Rura ochronna DUK Ø75
Projektowany słup oświetleniowy
Istniejący słup oświetleniowy
Oznaczenie słupa oświetleniowego

Wykonawca: Ryszard Borowski
Zapewnia: Wykonawca ul. 10. 35-900 Luban
tel. 0-600-317-589 tel/fax 0-75-248-267

elwior e-mail: elwior@wp.pl
Nr 01-103-60-04 Region 230875039

Investor	GINNA ZMIGROD, plac Wojska Polskiego 2-3, 55-140 Żmigrod
Nazwa i adres obiektu	BUDOWA OŚWIETLENIA ULICZNEGO W MIEJSCOWOŚCI OSIŁEK DZ. NR 433
Przedmiot rysunku	Projekt zagospodarowania terenu.
Projektant	mgr inż. Joachim Borowski
Sprawdzający	mgr inż. Wiesław Borowski
Asystent projektanta	Maciej Borowski
Data:	03.2014
Rys. nr	1/E