

# STAROSTA TRZEBNICKI

Na podstawie art. 28 ust. 1 ustawy z dnia 17 maja 1999r. - Prawo geodezyjne i kartograficzne ( Dz. U. z 2000 r. Nr 100, poz. 1086 i Nr 120, poz. 1268) uzgodniono usytuowanie projektowanych sieci uzbrojenia terenu

## UWAGI DOTYCZĄCE DROGOWE


Uzgodniono usytuowanie sieci uzbrojenia terenu podlega wytyczeniu i geodezyjnej inwentaryzacji powyższej przez jednostki uprawnione do wykonywania prac geodezyjnych. W razie niezgodności realizacji sieci uzbrojenia terenu z uzgodnionym projektem inwestor zobowiązany jest przedłożyć mapę z wynikami pomiarów powykonawczych właściwemu organowi administracji architektoniczno-budowlanej. Usytuowanie usytuowania projektowanych sieci uzbrojenia terenu zachowuje ważność przez okres 3 lat od dnia wydania opinii w sprawie usytuowania projektowanych sieci uzbrojenia terenu. Uzgodnienie traci ważność w przypadku, o którym mowa w §13 rozporządzenia Ministra Rozwoju Regionalnego i Budownictwa z dnia 2 kwietnia 2001 r. w sprawie geodezyjnej ewidencji sieci uzbrojenia terenu oraz zespołów uzgadniania dokumentacji projektowej ( Dz. U. Nr 38, poz. 489).

Stwierdzenie: GKK. 6630. 372. 7014

12 MAJ 2014

Z up. STAROSTY

Bogdan Spychała  
PRZEWODNICZĄCY  
Zespołu Uzgadniania Dokumentacji Projektowej

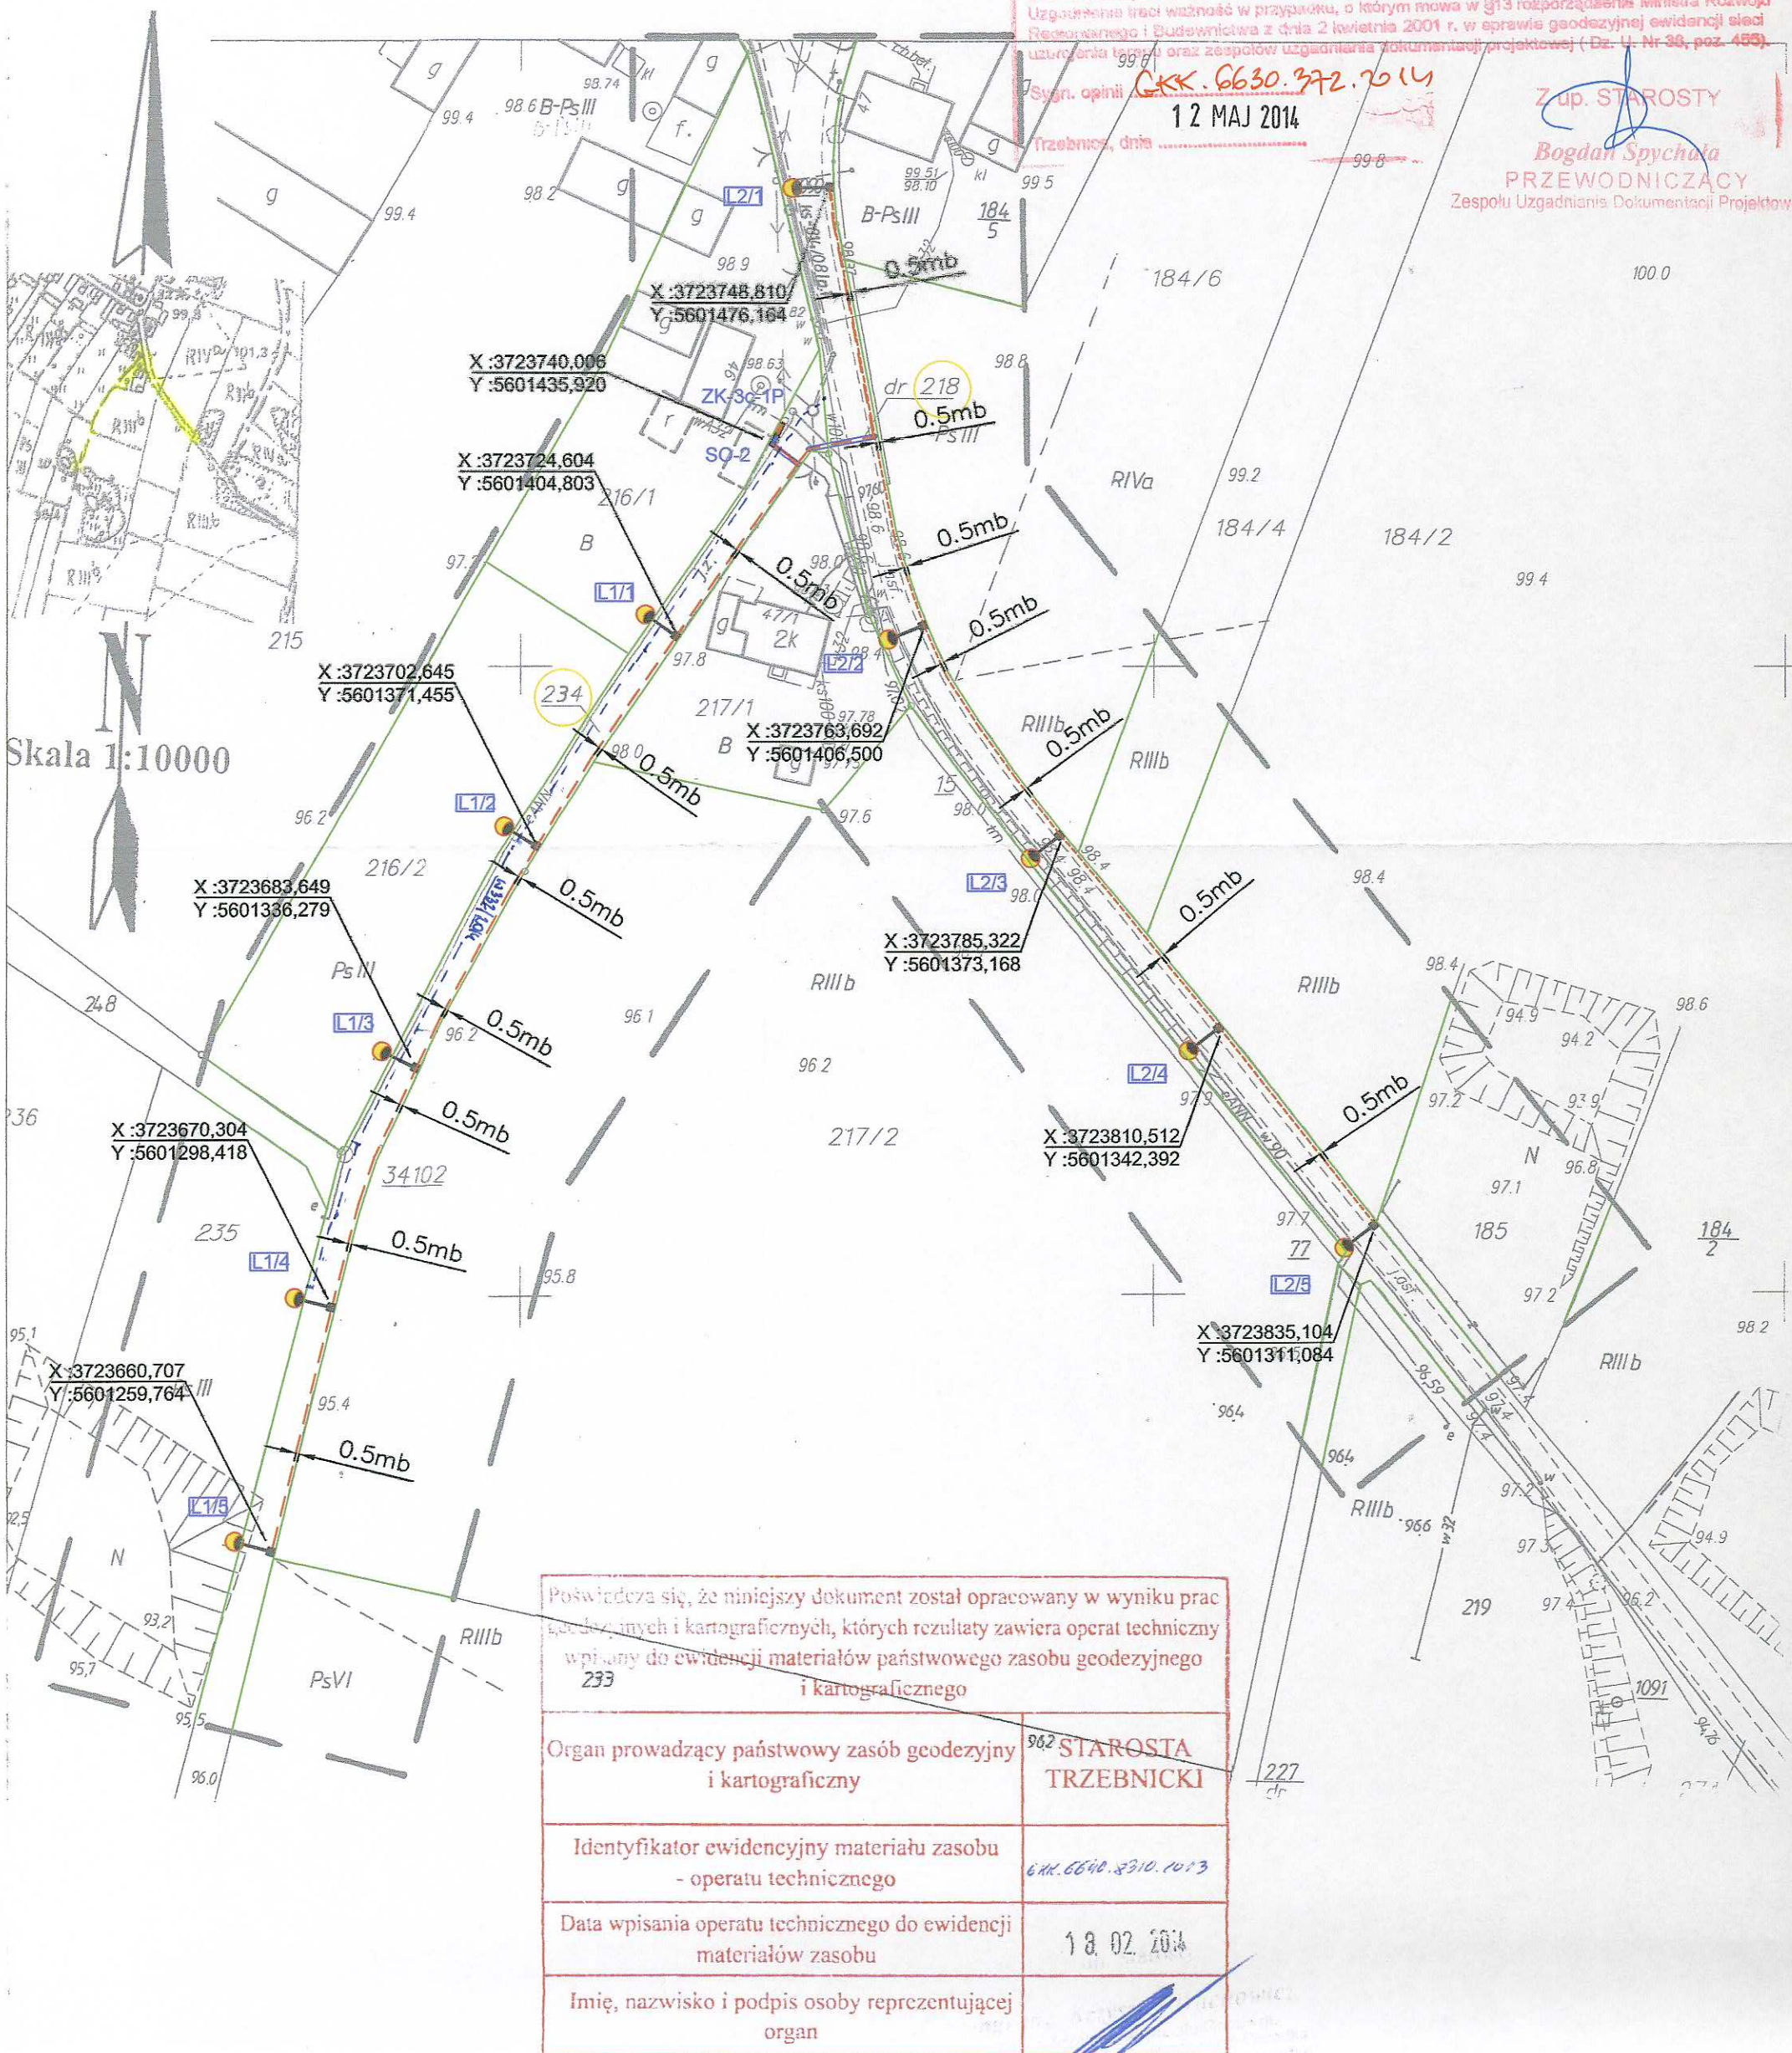

Poświadczam, że niniejszy dokument został opracowany w wyniku prac geodezyjnych i kartograficznych, których rezultaty zawiera operat techniczny wpisany do ewidencji materiałów państwowego zasobu geodezyjnego i kartograficznego	
Organ prowadzący państwowy zasób geodezyjny i kartograficzny	STAROSTA TRZEBNICKI
Identyfikator ewidencyjny materiału zasobu - operatu technicznego	6640. 3710. 1013
Data wpisania operatu technicznego do ewidencji materiałów zasobu	18.02.2014
Imię, nazwisko i podpis osoby reprezentującej organ	

Województwo: dolnośląskie  
Powiat: trzebnicki  
Jednostka ewidencyjna : 022006\_5  
Żmigród  
Obręb: 022006\_5.0022  
Powidzko

**MAPA DO CELÓW PROJEKTOWYCH**  
**SKALA 1: 1000**  
  
Wykonana na podstawie mapy zasadniczej.  
Granice nieruchomości przyjęto wg operatu ewidencji gruntów i budynków  
  
Nr sekcji : 443.334.183  
  
Poziomy układ państwowy „1965”  
Wysokościowy układ odniesienia - Kronsztadt 60

Informacje o służebnościach gruntowych mających wpływ na zagospodarowanie gruntów, zlokalizowanych w granicach projektowanej inwestycji

Wykonanie niniejszej mapy nie było poprzedzone ustaleniami dotyczącymi ewentualnych służebności gruntowych obciążających grunty położone w granicach projektowanej inwestycji budowlanej.

DZ: 8310/2013

Aktualizację mapy w miesiącu: luty 2014r

wykonął: **GEODETA UPRAWNIONY**  
mgr inż. Bogdan Maziarz  
upr. nr 13966

**"ARGE" Spółka Cywilna**  
55-140 Żmigród, ul. Poznańska 2  
tel. 71/385 39 10, fax 71/385 40 60  
kom. 602 783 809, 604 190 892  
e-mail: boma@wp.pl

(Pieczęć firmy)

NINIEJSZA MAPA W PASIE OZNACZONYM PRZERYWANĄ LINIĄ MOŻE SŁUżyć DO OPRACOWANIA PROJEKTÓW TECHNICZNYCH UZGADNIANYCH PRZEZ ZUDP

## LEGENDA

- Granice działek
- 317 Numery działek
- Zakres opracowania
- Projektowana szafka oświetleniowa SO-2
- Istniejące złącze kablowe ZK3c-1P
- Projektowany kabel YAKXS 4x35 mm<sup>2</sup>
- Rura ochronna DVK Ø75
- Projektowany słup oświetleniowy
- Istniejąca oprawa oświetleniowa
- Oznaczenie słupa oświetleniowego

**UWAGI DOTYCZĄCE UŁOŻENIA KABLA**  
- W przypadku zbliżenia lub skrzyżowania linii kablowych z innymi sieciami na odległość mniejszą niż 0,5 m i pod drogami prowadzić w rurach osłonowych typu DVK fi 75 lub 110  
- Prace ziemne prowadzić ręcznie po zawiadomieniu i nadzorem właścicieli urządzeń naziemnych i podziemnych  
- Układanie kabla ziemnego przeprowadzić zgodnie z przepisami.

Wiesław Ryszard Borowski  
Zareba ul. Wesola 10, 59-800 Lubiąż  
tel. 0-600-317-589 tel/fax 0-757-248-267

e-mail: elwibor@wp.pl  
NIP 613-105-60-04 Regon 230875039

Inwestor	GMINA ŻMIGRÓD, plac Wojska Polskiego 2-3, 55-140 Żmigród		
Nazwa i adres obiektu	BUDOWA OŚWIETLENIA ULICZNEGO W MIEJSCOWOŚCI POWIDZKO DZ. NR 218 I 234		
Przedmiot rysunku	Projekt zagospodarowania terenu.		
Projektant	mgr inż. Joachim Borowski	upr. nr 223/90/PW, WKPIE/7163/02 spec. instal.-elektr.	Skala: 1:1000
Sprawdzający	inż. Wiesław Borowski	upr. nr 44/98/JG, DOS/IE/0152/01 spec. instal.-elektr.	Data: 03.2014
Asystent projektanta	Maciej Borowski		Rys. nr 1/E