


WYKAZ DOTYKĄCYCH UCZESTNIA KABELA
- Wymagania dotyczące sztywności i/lub kablowych z innymi
specjalnymi odległościami mniejszymi niż 0,5 m i pod organami prowadzić w
rurach osobnych typu DWK 175 lub 110
- Prace ziemne prowadzić zgodnie z zawiadomieniem i nadzorem
właścicieli urządzeń naziemnych i podziemnych
- Układanie kabla ziemnego przeprowadzić zgodnie z przepisami

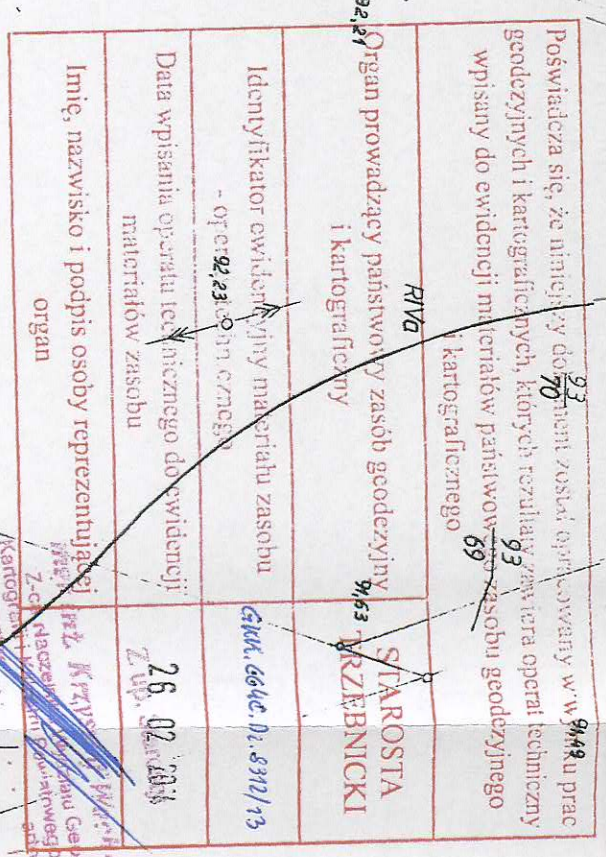

Investor	GMINA ZMIGRÓD, plac Wojska Polskiego 2-3, 55-140 Żmigród		
Nazwa i adres obiektu	BUDOWA OŚWIECZENIA ULICZNEGO W MIEJSCOWOŚCI KORZENSKO DZ. NR 94, 101		
Przedmiot rysunku	Projekt zagospodarowania terenu.		
Projektant	mgr inż. Joachim Borowski	upr. nr 223/90/PW, WK/P/IE/1/63/02 spec. instal.-elektr.	Skala: 1:500
Sprawdzący	inż. Wiesław Borowski	upr. nr 44/98/G, DOS/IE/01/52/01 spec. instal.-elektr.	Data: 03.2014
Asystent projektanta	Maciej Borowski		Rys. nr 1/IE

INNEJSZA MAPA W PASIE OZNACZONYM PRZERWANĄ LINIA MOŻE SŁUżyć DO OPRACOWANIA PROJEKTÓW TECHNICZNYCH UZGADNIANYCH PRZEZ ZUP

<p> Województwo: dolnośląskie Powiat: třeboński Jednostka ewidencyjna : 022006_5 Żmigród Obwód: 022006_5.0016 Korzeńsko </p>	<p> MAPA DO CELÓW PROJEKTOWYCH SKALA 1: 500 <i>Wykonana na podstawie mapy zasadniczej. Granice nieruchomości przyjęto wg operatu ewidencyjnego gruntów i budynków</i> Nr sekcji : 443.313.0844.0833 (montaż) Podany układ państwowy „1965” Wysokościowy układ odniesienia - Kronsztadt - 60 </p>
---	--

*Informacje o skutecznościach
gruntowych znaczący wpływ na
zastosowanie gruntów,
zwiększających w granicach
projekowanej inwestycji*

*Wykonanie nielokalnej mapy nie
poprzez uśrednianie danych
ewidencyjnych skutkować
ograczaniem granicy
projekowanej inwestycji
budowlanej.*

DZ. 831/2013

PROJEKTÓW TECHNICZNYCH UZG.

WYKONAC:
 firma i numeracja
 podpis
 nr. zamówienia

Aktualizacje mapy w mieście: luty 2014r

GRODETA UPRAWNIENY

mgr inż. Bogdan Mazurczak
 upr. nr 19366

"ARGE O" Spółka Cywilna
 55-140 Żmigrod, ul. Pomnańska 2
 tel. 71 385 39 10, fax 71 385 40 50
 kom. 602 783 809, 604 190 892
 e-mail: poma@w.p.l
 Poczta Sądowa

WYKONANĄ PRZEZ ZUPD

X:3716923,862/
Y:5613054,010

Investor	GMINA ŻYM
Nazwa i adres obiektu	BUDOWA
Przedmiot rysunku	
Projektant	mgr inż. Joachim
Sprawdzający	inż. Wiesław
Asystent projektanta	Maciej

GRÓD, plac Wojska Polskiego 2-3, 55-140 Żmigród

semail: elwibor@up.pl
NIP 613-105-60-64 Regon 23087-0139

NA OŚWIECZENIA ULICZNEGO W MIEJSCOWOŚCI
KORZENIENSKO DZ. NR 94, 101

Projekt zagospodarowania terenu.

Borowski	upr. nr 223/90/PV, WK/P/E/71/63/02 spec. instal.-elektr.	Skala: 1:500
Borowski	upr. nr 44/96/G, DOS/E/0152/01 spec. instal.-elektr.	Data: 03.2014
Borowski		Rys. nr 1/E

AutoCAD® 2010 PL by Autodesk, Inc.; product serial no.: 391-24685052