


④  $\varnothing 8$  L=103cm RB400 4szt./m<sup>2</sup>

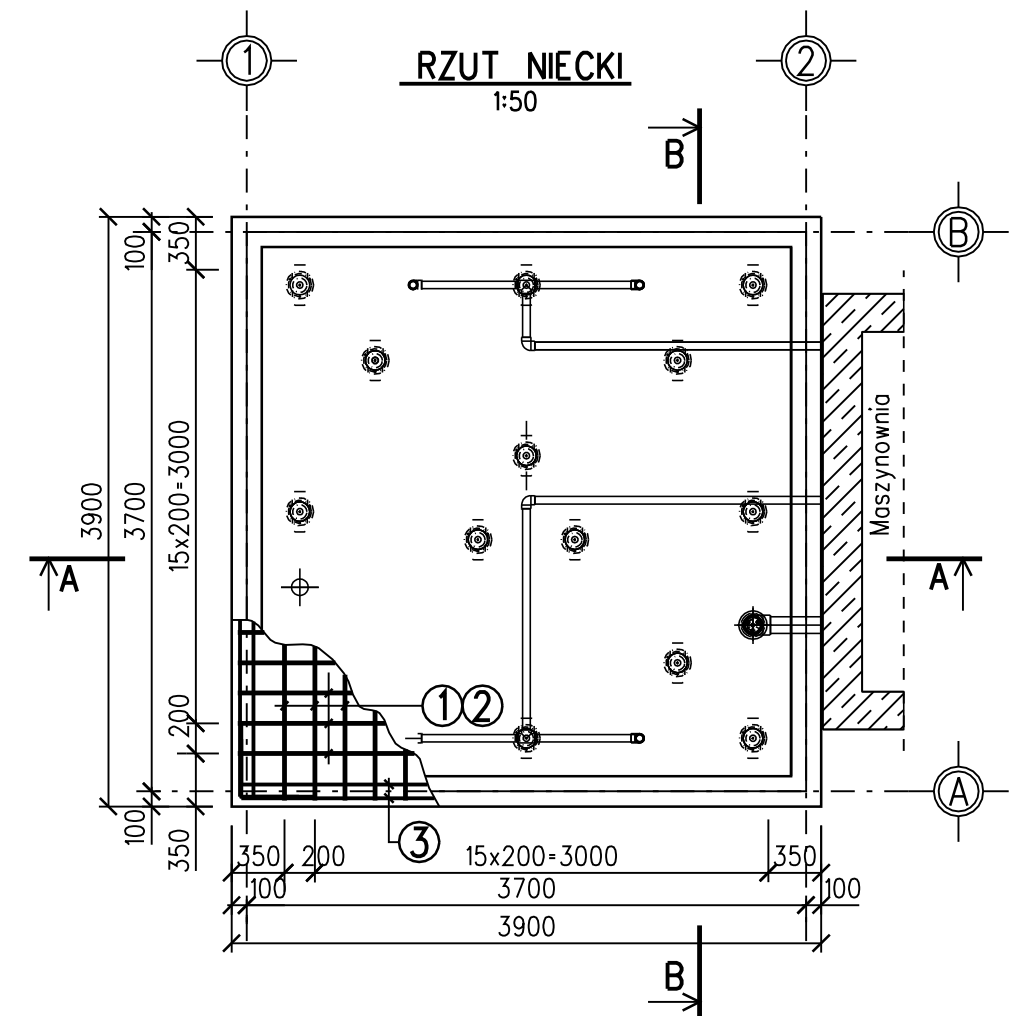

1. STAL RB400 i PB240
2. BETON C16/20
3. ELEMENTY INSTALACYJNE OSADZIĆ PRZED ZABETONOWANIEM  
ZGODNIE Z WYTYCZNYMI BRANŻY INSTALACYJNEJ I ELEKTRYCZNEJ
4. PRZEJŚCIA INSTALACYJNE PRZESZCZĄSAĆ PRZESZCZĄSAĆ PRZESZCZĄSAĆ  
ŁAŃCUCHAMI USZCZELNIAJĄCYMI
5. GRUNT POD NIECKA ZAGĘSZCZONY DO  $I_s=0,97$

Tytuł:	Rewitalizacja rynku w Żmigrodzie obejmująca przebudowę nawierzchni placu i dróg, przebudowę oświetlenia, budowę fontanny, elementów małej architektury, wykonanie nasadzeń roślin ozdobnych. <b>CZĘŚĆ KONSTRUKCYJNA</b>		
Nazwa rys.	<b>Zbrojenie niecki fontanny</b>		
Projektował:	mgr inż. Marcin Szyndler upr.nr LUB/0235/P00K/08		Podpis:
Projektował:	mgr inż. Grzegorz Furtak upr.nr 647/Lb/2002		Podpis:
Stadium PB+PW	Data 02.2012	Skala 1:20,1:50	Nr rys. <b>K-02</b>