


RZECZOZNAWCA D/S ZABEZPIECZEŃ  
PRZECIWPÓŻAROWYCH  
mgr inż. Andrzej Wysokiński  
nr upr. 380/98

Leszno, dnia 04.10.16

Zgodność projektu z wymaganiami  
ochrony przeciwpożarowej  
stwierdzam

bez uwag

z uwagami

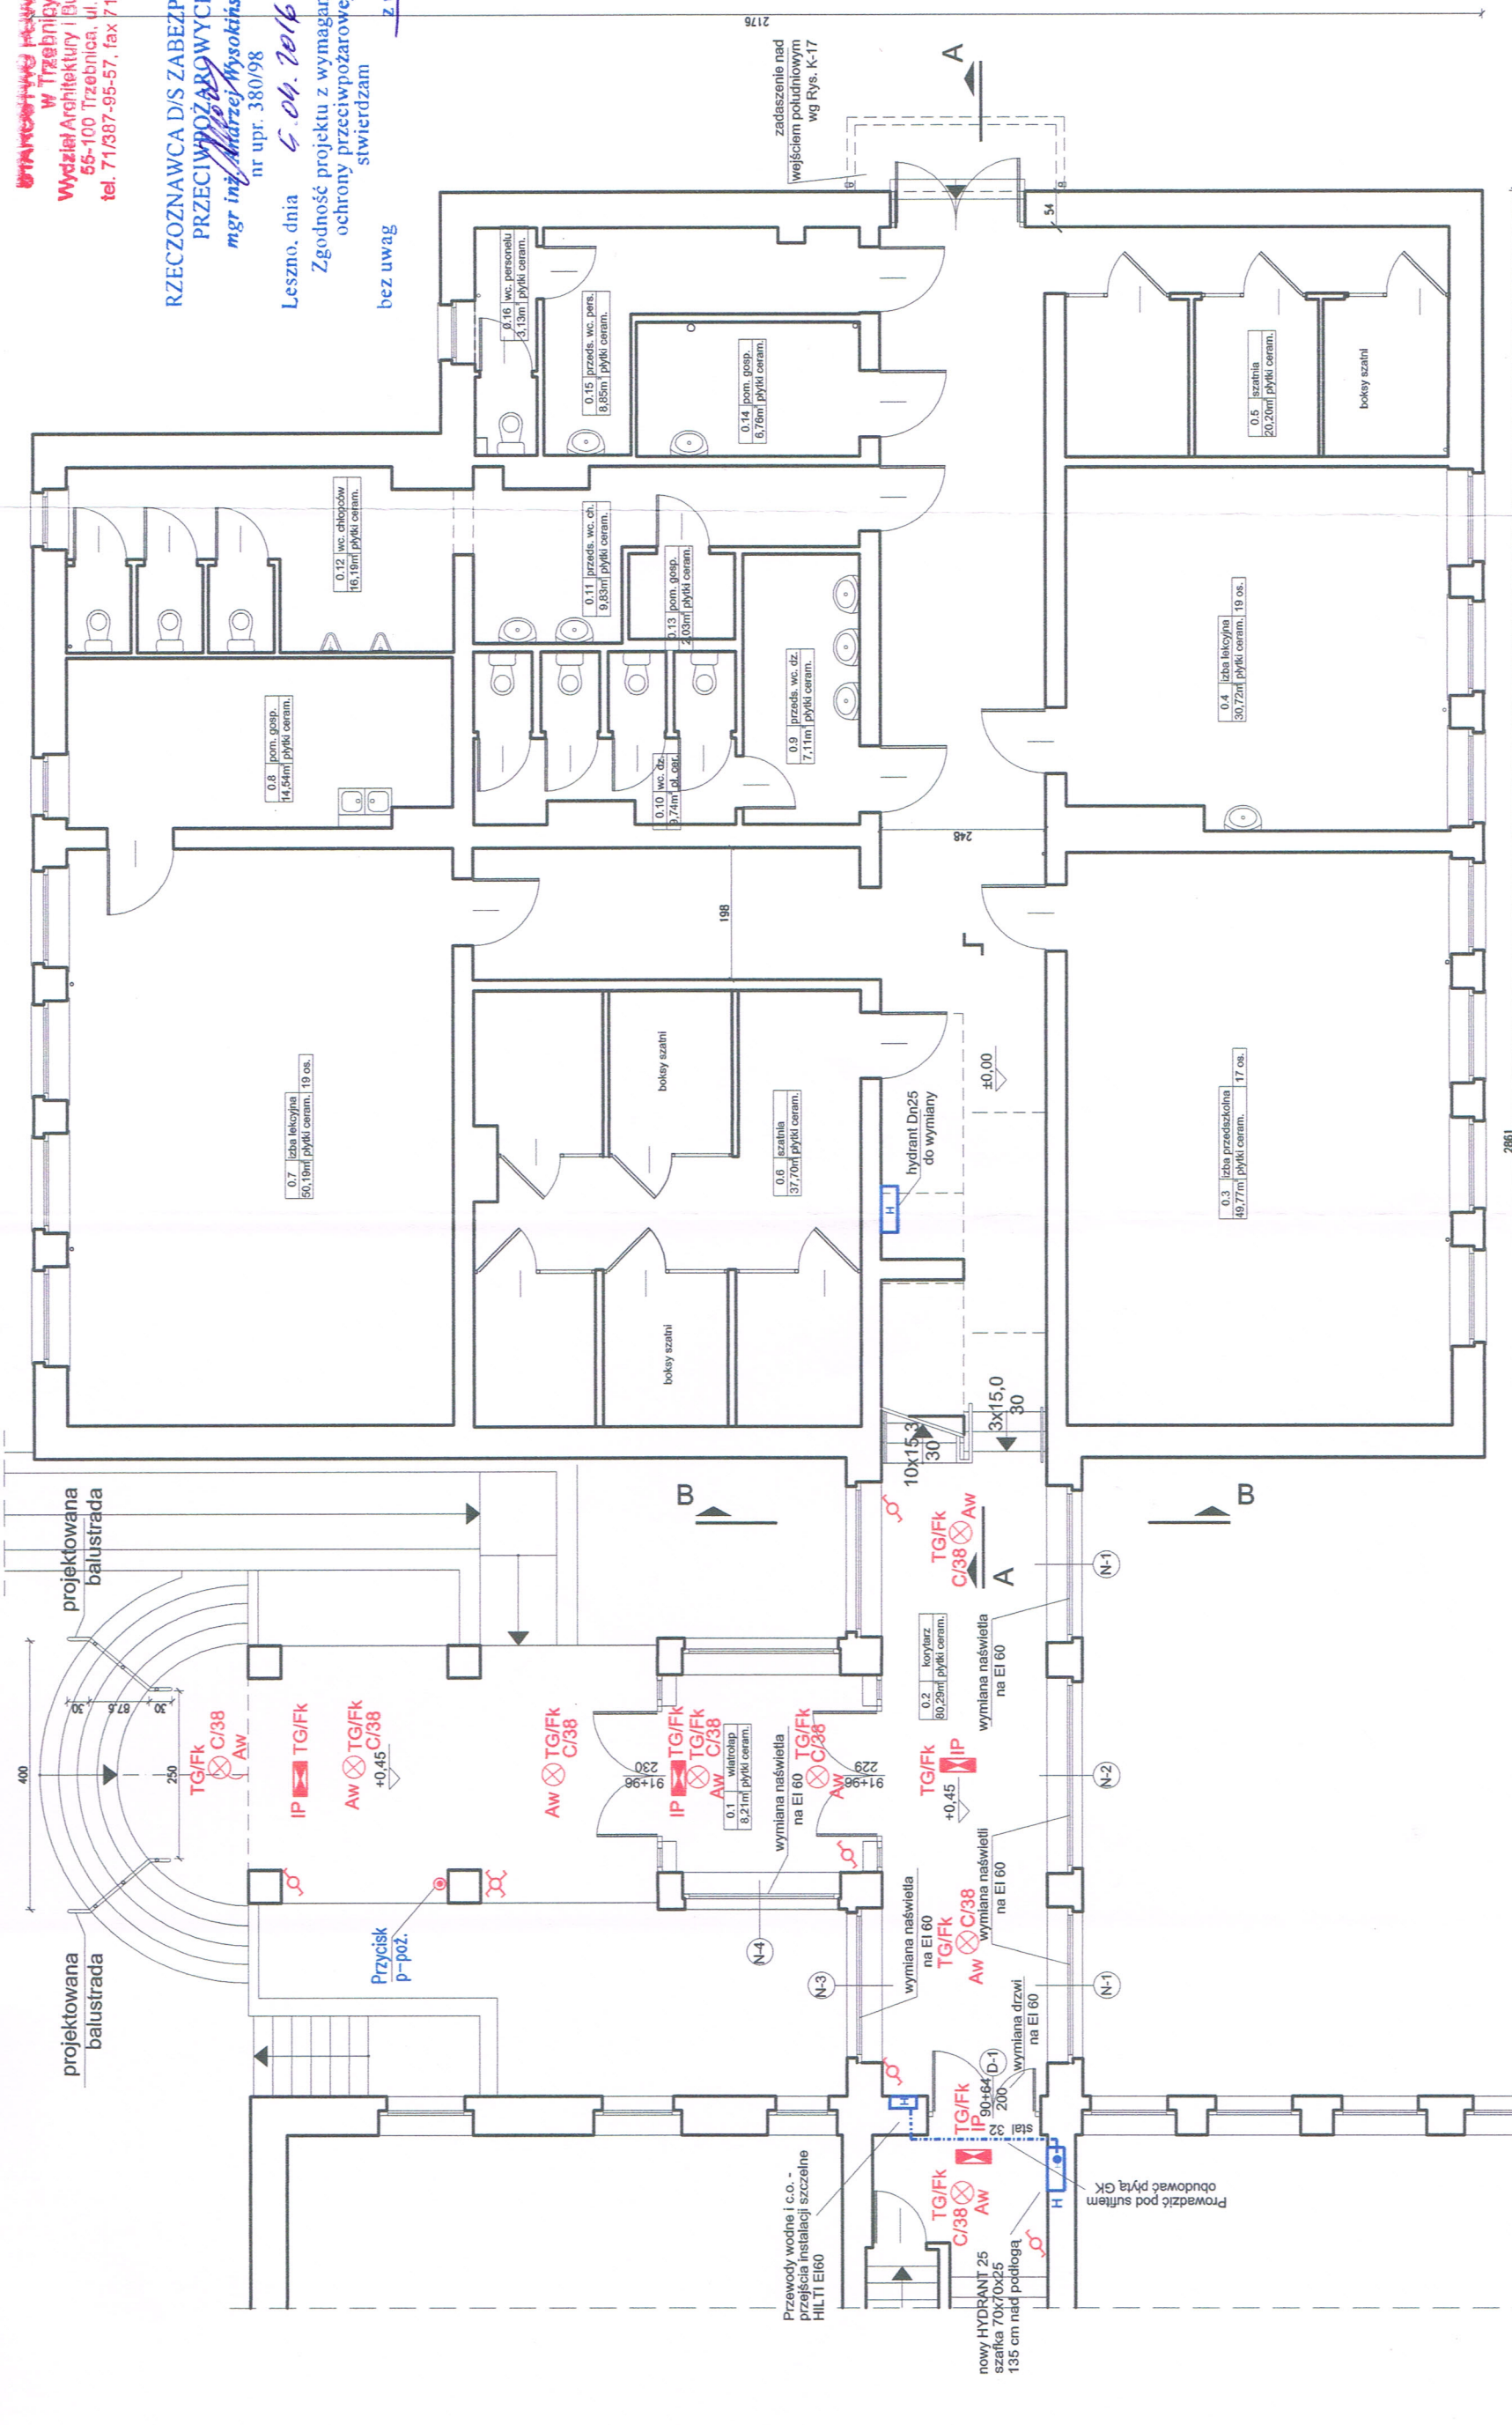

Oznaczenia:

- (N-1) - naświetla projektowane
- (D-1) - drzwi projektowane

RZUT PARTERU

STARY BUDYNEK  
SZKOŁY

<b>BIURO USŁUG PROJEKTOWYCH "ABAKUS"</b> mgr inż. arch. Wojciech Lubkiewicz 55-200 Olawa, Starowica ul. Różana 11; 56-200 Góra, ul. Piastów 24/7 tel. 0693-103-766, tel / fax 71/ 301-82-20, e-mail: wojub@ten.pl		INWESTOR:	DATA OPRACOWANIA:
Gmina Żmigrod, pl. Wojska Polskiego 2-3, 55-140 Żmigrod		TEMA:	STYCZEŃ 2016
Modernizacja Szkoły Podstawowej w Barkowie; przebudowa i zmiana sposobu użytkowania poddasza nowej części szkoły na cele dydaktyczne		BRANŻA ARCHITEKTURA ELEKTRYCZNA	INST. SANITARNE
ADRES:		PROJEKTANT (architekt):	mgr inż. arch. Wojciech Lubkiewicz
55-140 Żmigrod, Barkowo 75, dz. nr 97/02 obręb Barkowo		SPRAWDZAJĄCY (architekt):	mgr inż. arch. Paweł Bartela
PROJEKTANT (elektryk):		mgr inż. arch. Stanisław Sowiński	mgr inż. arch. Stanisław Sowiński
SPRAWDZAJĄCY (elektryk):		mgr inż. Robert Jarmoz	mgr inż. Robert Jarmoz
PROJEKTANT (inż. sanit.):		mgr inż. Lucja Szpilko	mgr inż. Lucja Szpilko
SPRAWDZAJĄCY (inż. sanit.):		mgr inż. Janusz Tumilowicz	mgr inż. Janusz Tumilowicz
SKALA 1:100		RZUT PARTERU	Rys.A-S-E-2