


Oznaczenia:

- A
A/Aw
B
C/38/Aw
IP

- LUG 010012.1204.211 CIRRUSS n/H HF 2x54W PAR MAT di grey
LUG 010012.1204.211 CIRRUSS n/H HF 2x54W PAR MAT di grey z invert. t>2h
LUG 010012.1204.211 CIRRUSS n/H HF 2x28W PAR MAT di grey z invert. t>2h
THORN SUPERCLUB t>2h
LUG NERO1, t.2h
CZUJKA IR, TYLKO OPÓŹNIENIE T>12 MIN., (BEZ USTAWIENIA WARTOŚCI PROGOWEJ LX)

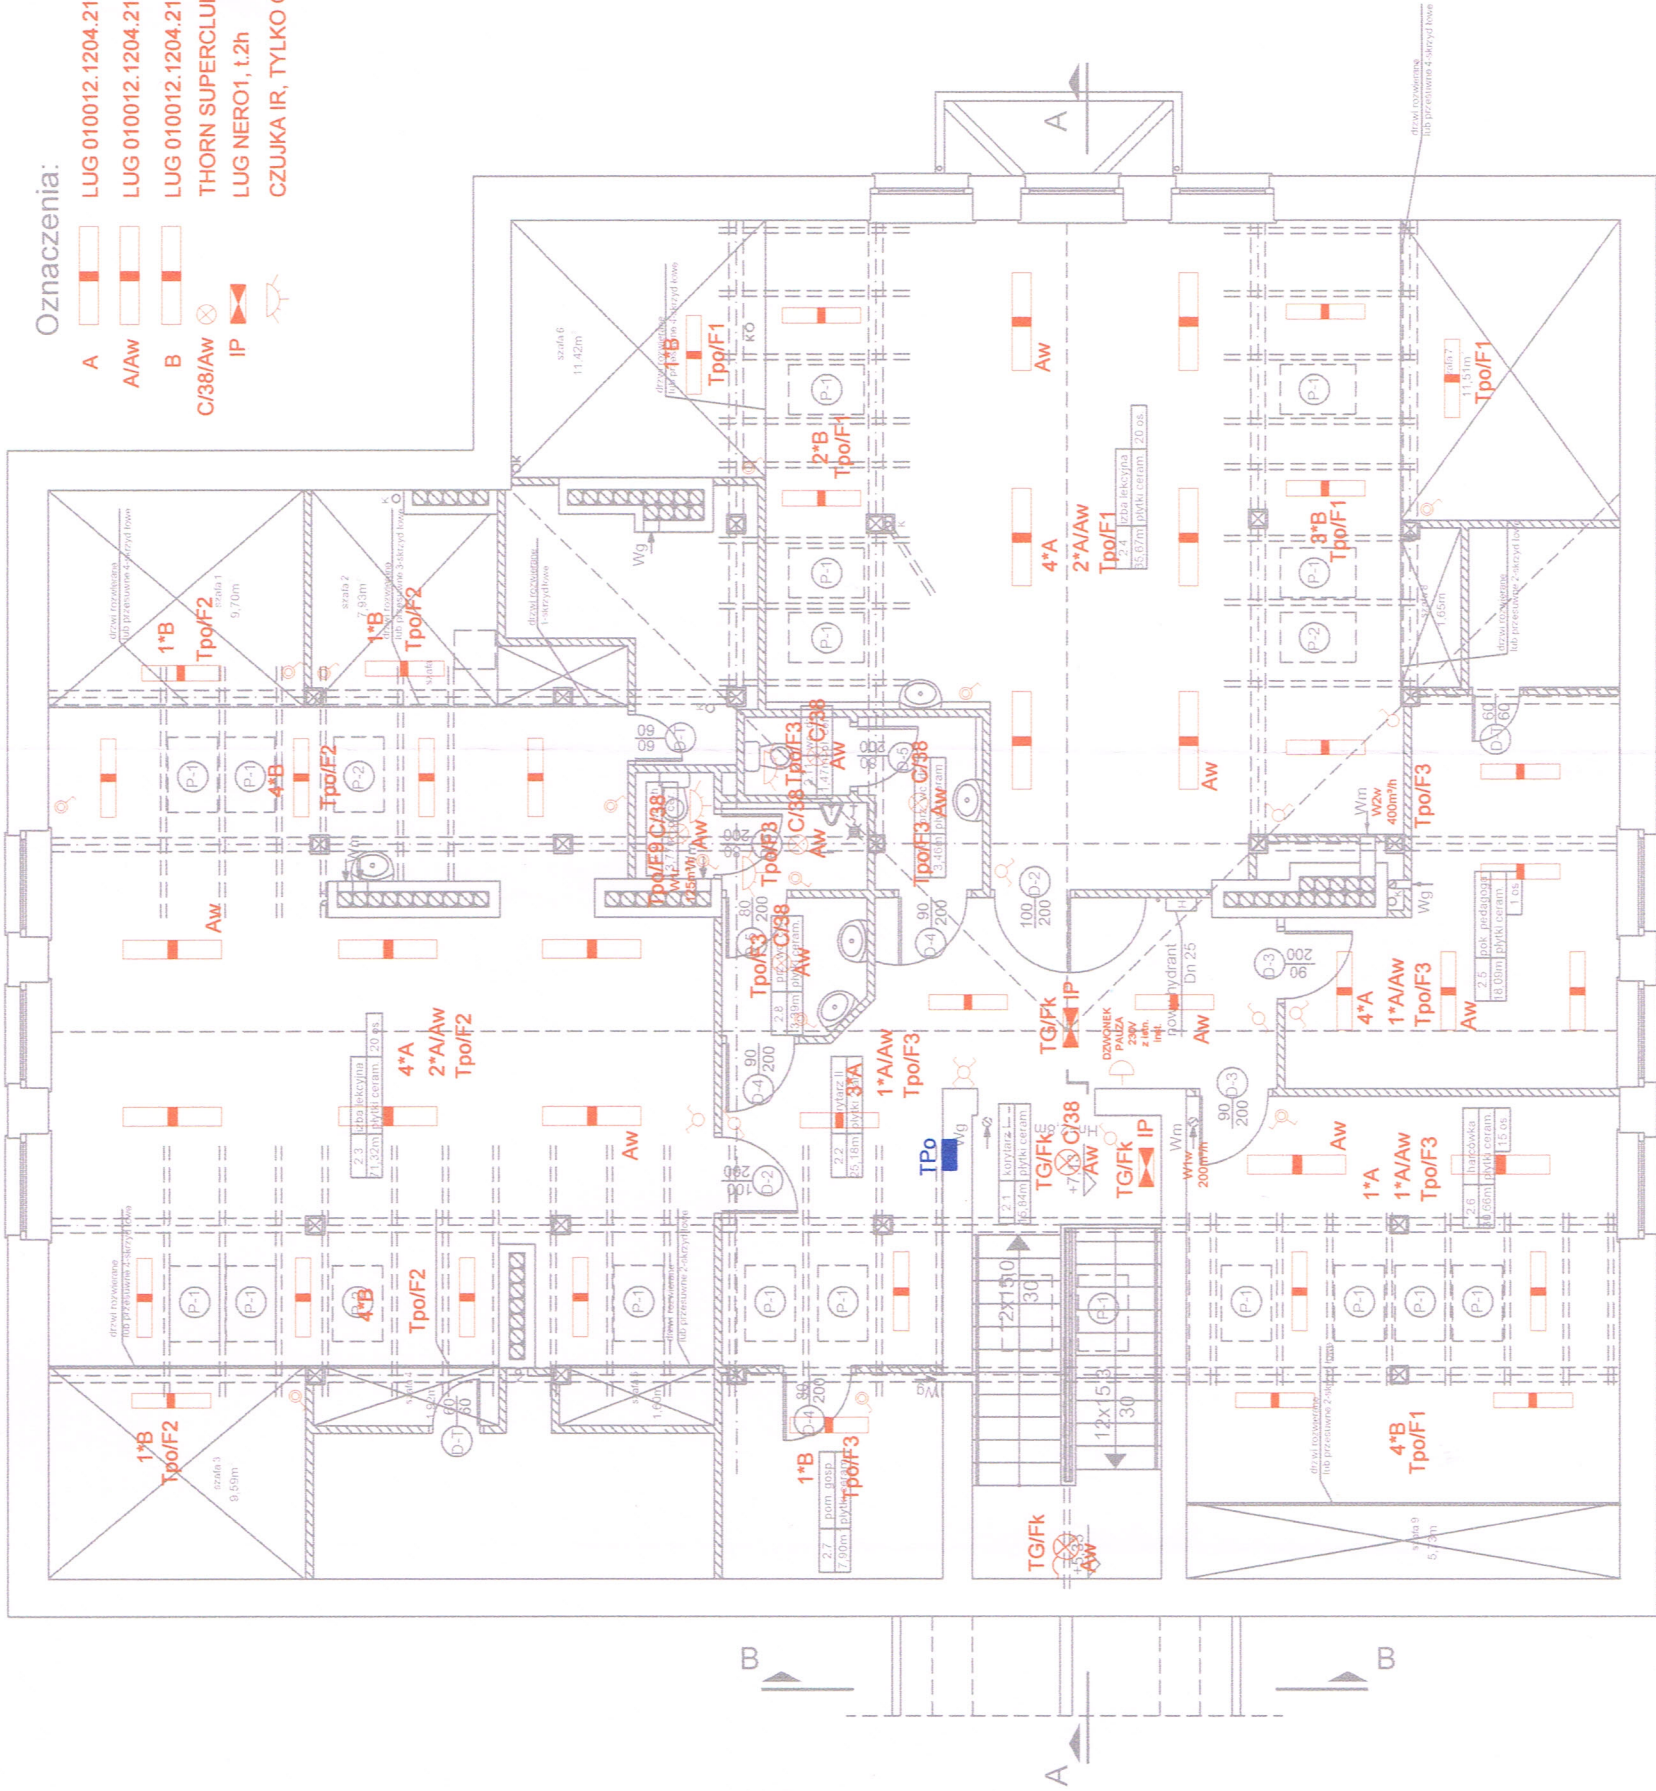

RZECZOZNAWCA D/S ZABEZPIECZEN
PRZECIWPÓŻAROWYCH
mgr inż. *Andrzej Wysocki*
nr upr. 380/98
Leszno, dnia *5.04.2016*
Zgodność projektu z wymaganiami
ochrony przeciwpożarowej
stwierdzam
bez uwag

Zaplanowano pod względem zgodności
z przepisami bezpieczeństwa i higieny pracy
wymaganiami ergonomii
1) bez zastrzeżeń
2) z zastrzeżeniami wymienionymi w załączonej
opinii mgr inż. Tomasz Ciekański
Rzecznik do spraw
bezpieczeństwa i higieny pracy
L.p. opinii *44*
Data *5.04.2016* w op. 1.1, 1.2, 1.3, 1.4
mgr inż. *Andrzej Wysocki*
601 76 95 72
(podpis)

- nowe ściany
- okna polaciowe projektowane
- drzwi projektowane
Wm - anemostaty wentylacji mechanicznej - projektowane
Wg - anemostaty wentylacji grawitacyjnej - projektowane

RZUT PODDASZA

SAMOCZYNNY SZYBKIE WYŁĄCZENIE

		BIURO USŁUG PROJEKTOWYCH "ABAKUS" mgr inż. arch. Wojciech Lubkiewicz 55-200 Olawa, Stanowca ul. Różana 11, 59-209 Głowa, ul. Piastów 24/7 tel. 01603-103-766, tel./fax 71/301-82-20, e-mail: wojl@abakus.pl	
INWESTOR:	Gmina Żmigrod, pl. Wolności 2-3, 55-140 Żmigrod	DATA OPRACOWANIA:	STYCZEŃ 2016
TEMAT:	Modernizacja Szkoły Podstawowej w Borkowie - przebudowa i zmiana sposobu użytkowania poddasza nowej części szkoły na cele dydaktyczne	BRANŻA:	INSTALACJE ELEKTRYCZNE
ADRES:	55-140 Żmigrod, Borkowo 75, dz. nr 970/2 obręb Borkowo		
PROJEKTANT (wykryty):	mgr inż. Stanisław Sowiński		
SPRAWOZDAJCĄ (wykryty):	mgr inż. Robert Janusz		
SKALA 1:100	RZUT PODDASZA OŚWIETLENIE		Rys. E-6