

RZECZOZNAWCA D/S ZABEZPIECZEŃ  
PRZECIWPÓŻAROWYCH  
mgr inż. Andrzej Wysokiński  
nr upr. 380/98

Leszno, dnia 5.04.2016

Zgodność projektu z wymaganiami  
ochrony przeciwpożarowej

bez uwag

z uwagami

Zaopiniowano pod względem zgodności  
z przepisami bezpieczeństwa i higieny pracy  
wymaganiami ergonomii

1) bez zastrzeżeń  
2) z zastrzeżeniami wymienionymi w załączonej  
opinii mgr inż. Tomasz Ciekański  
Rzecznik do spraw  
bezpieczeństwa i higieny pracy  
nr upr. GIP 176/98 w grupach  
1.1, 1.2, 1.3, 1.4  
zam. Leszno, ul. Dembińskiego 1  
601 76 95 72  
(podpis)

Uwzględniono pod względem wymagań higienicznych  
i zdrowotnych bez zastrzeżeń (z zastrzeżeniami)

mgr inż. Tomasz Ciekański  
Rzecznik do spraw higienicznych  
nr uprawnień 61/80/03  
w zakresie budownictwa górnego-  
bez służby zdrowia  
64-100 Leszno, ul. Dembińskiego 1  
601 76 95 72  
Data 4.04.2016  
Lp. opinii 4.6/14... (podpis i pieczęć inna)

Oznaczenia:

- drzwi do likwidacji

- wyburzenia

- nowe ściany


(P-1) - okno połaciowe projektowane

(D-2) - drzwi projektowane

Wm - anemostaty wentylacji mechanicznej - projektowane

Wg - anemostaty wentylacji grawitacyjnej - projektowane

RZUT PODDASZA

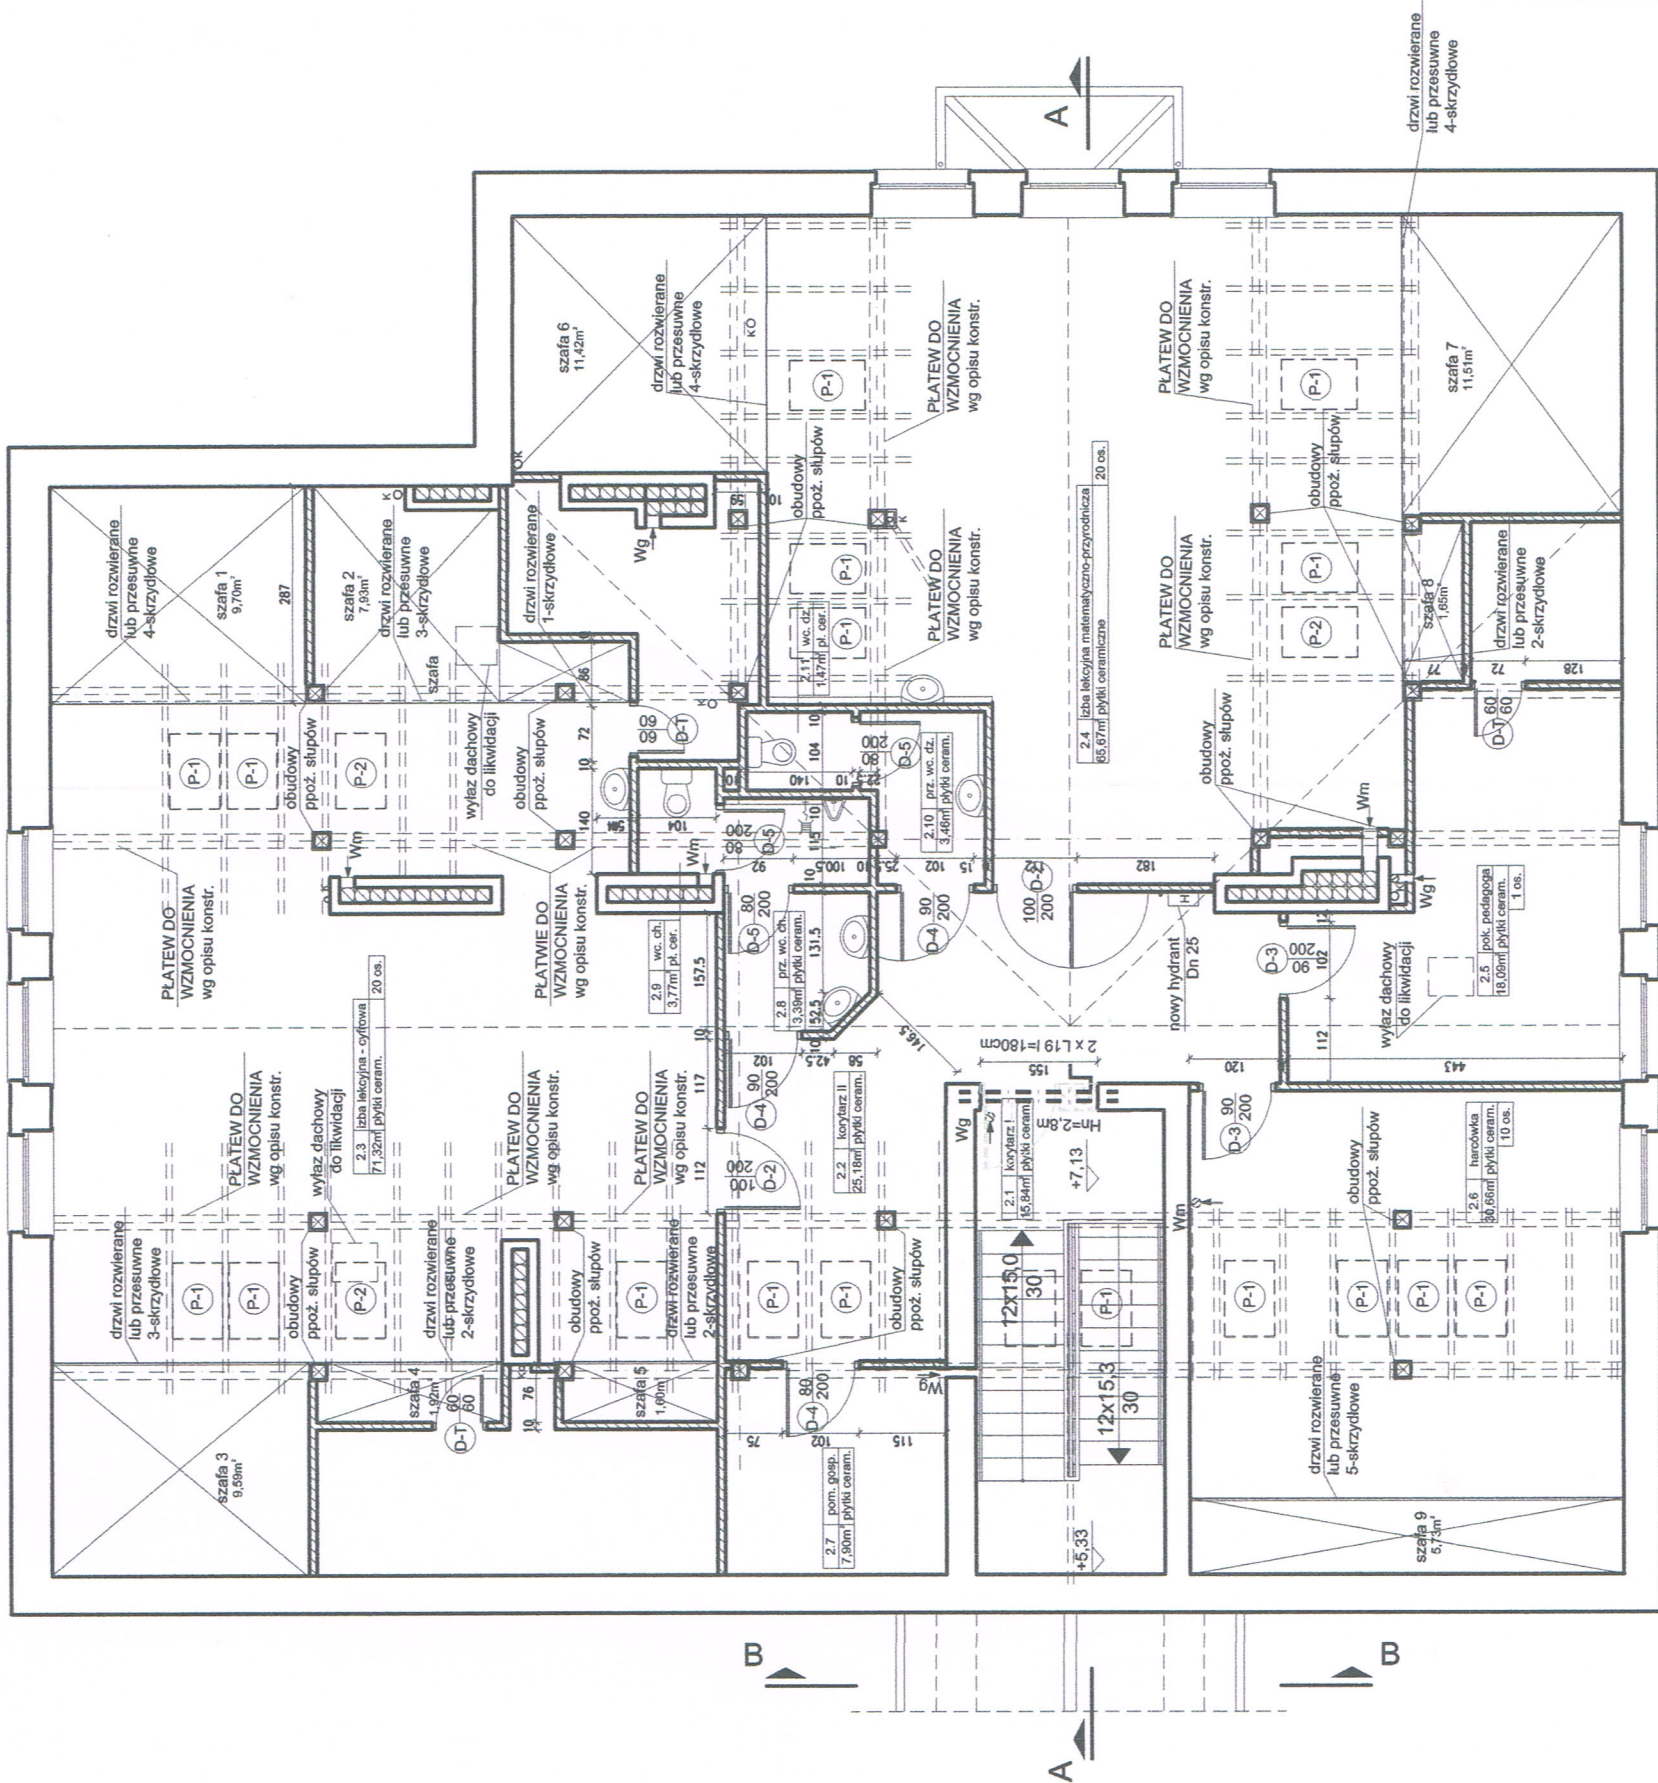

BIURO USŁUG PROJEKTOWYCH "ABAKUS"	
mgr inż. arch. Wojciech Lubkiewicz	
55-200 Olawa, Sanowice ul. Różana 11; 56-200 Góra, ul. Piastów 24/7	
tel. 0693-103-766, tel / fax 71/ 301-82-20, e-mail: wojub@ten.pl	
INWESTOR:	DATA OPRACOWANIA: STYCZEŃ 2016
TEMA:	BRANŻA: ARCHITEKTURA KONSTRUKCJA
ADRES:	Gmina Żmigrod, pl. Wojska Polskiego 2-3, 55-140 Żmigrod
PROJEKTANT(architekt):	mgr inż. arch. Wojciech Lubkiewicz
SPRAWDZAJĄCY(wielkość):	mgr inż. arch. Paweł Bartels
PROJEKTANT(konstrukcja):	mgr inż. Jerzy Przykła
SPRAWDZAJĄCY(konstrukcja):	mgr inż. Krzysztof Bukiewicz
SKALA 1:100	RZUT PODDASZA