


Schemat tablicy rozdzielczej wentylacji TW

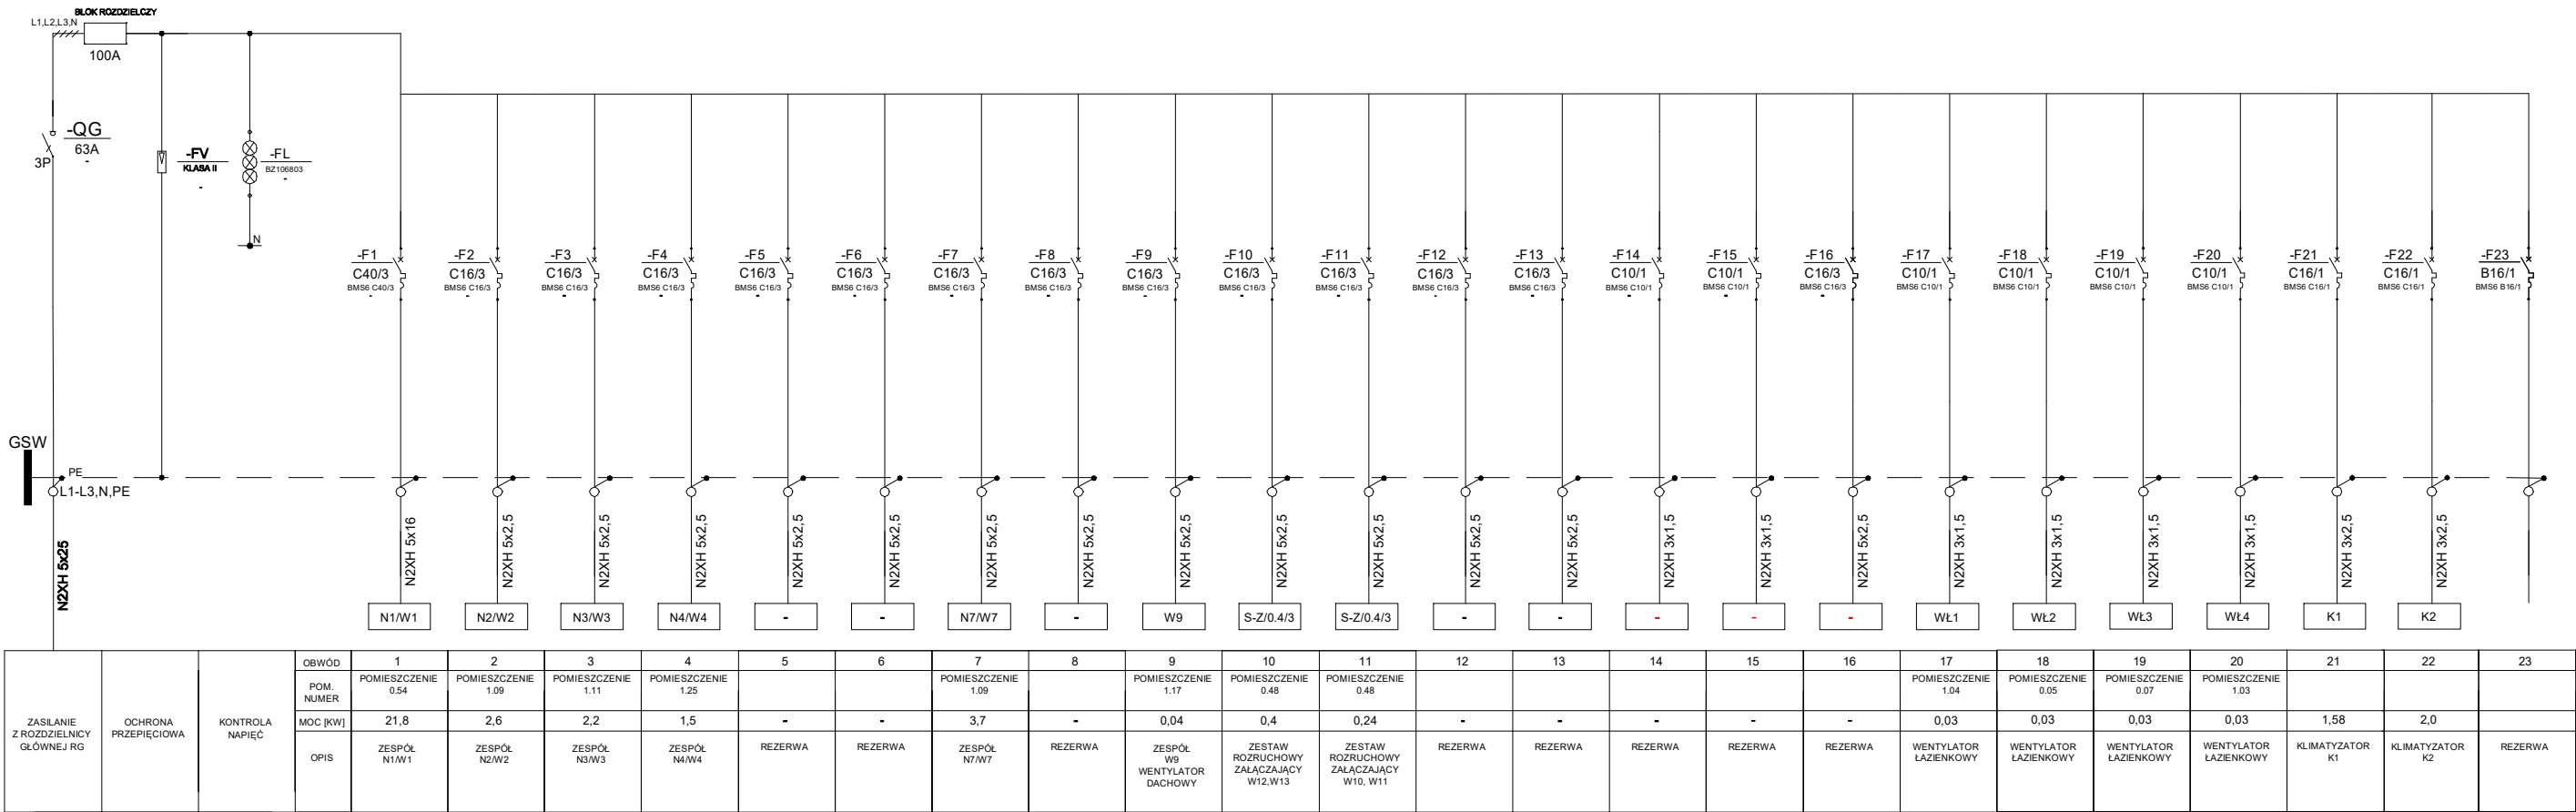

OCHRONA PRZED PORAZENIEM PRADEM ELEKTRYCZNYM PRZY DOTYKU :

BEZPOŚREDNIM:
POŚREDNIM:
OCHRONA UZUPEŁNIAJĄCA:

IZOLACJA CZĘŚCI CZYNNYCH
SAMOCZYNNE WYŁĄCZENIE ZASILANIA
WYŁĄCZNIKI RÓŻNICOWOPRĄDOWE
POŁĄCZENIA WYRÓWNAWCZE

PROJEKT WYKONAWCZY

<div><div></div><div>PRACOWNIA ARCHITEKTONICZNA PIOTR DOMINICZAK</div></div>		data: maj 2018r.	
BUDOWA PRZYSZKOLNEJ KRYTEJ PŁYWALNI pn. "DOLNOŚLĄSKI DELFINEK" ORAZ CENTRUM FITNESS PRZY SZKOLE W ŻMIGRODZIE NA UL. SIENKIEWICZA		rys. nr	
INWESTOR:	GMINA ŻMIGRÓD Plac Wojska Polskiego 2-3 55-140 ŻMIGRÓD	IE-11	
LOKALIZACJA:	ŻMIGRÓD ul. Sienkiewicza dz. nr 43, 1/1, 1/3 - obr. 0001Żmigród,ark.13 jedn. ewid.:0022006_4 Żmigród-Miasto		
SCHEMATTABLICZY ROZDZIELCZEJ - TW		skala 1:100	
BRANŻA:	ELEKTRYCZNA		
PROJEKTANT:	mgr inż. Wojciech Gąsiorek nr ewid. WKP/0392/PWOE/12 upr. budowlane do projektowania i kierowania robotami budowlanymi bez ograniczeń w specjalności instalacyjnej w zakresie sieci, instalacji i urządzeń elektrycznych i elektroenergetycznych		
SPRAWDZAJĄCY:	mgr inż. Krzysztof Kazimierz Just nr ewid. WKP/0175/POOE/09 uprawnienia budowlane do projektowania bez ograniczeń w specjalności instalacyjnej w zakresie sieci, instalacji i urządzeń elektrycznych i elektroenergetycznych		
ASYSTENT PROJEKTANTA:	mgr inż. Adam Niezgódka		