

PRZEKRÓJ C - C


PRZEKRÓJ D - D

PRZEKRÓJ A - A


PRZEKRÓJ E - E

PRZEKRÓJ F - F

PRZEKRÓJ G - G

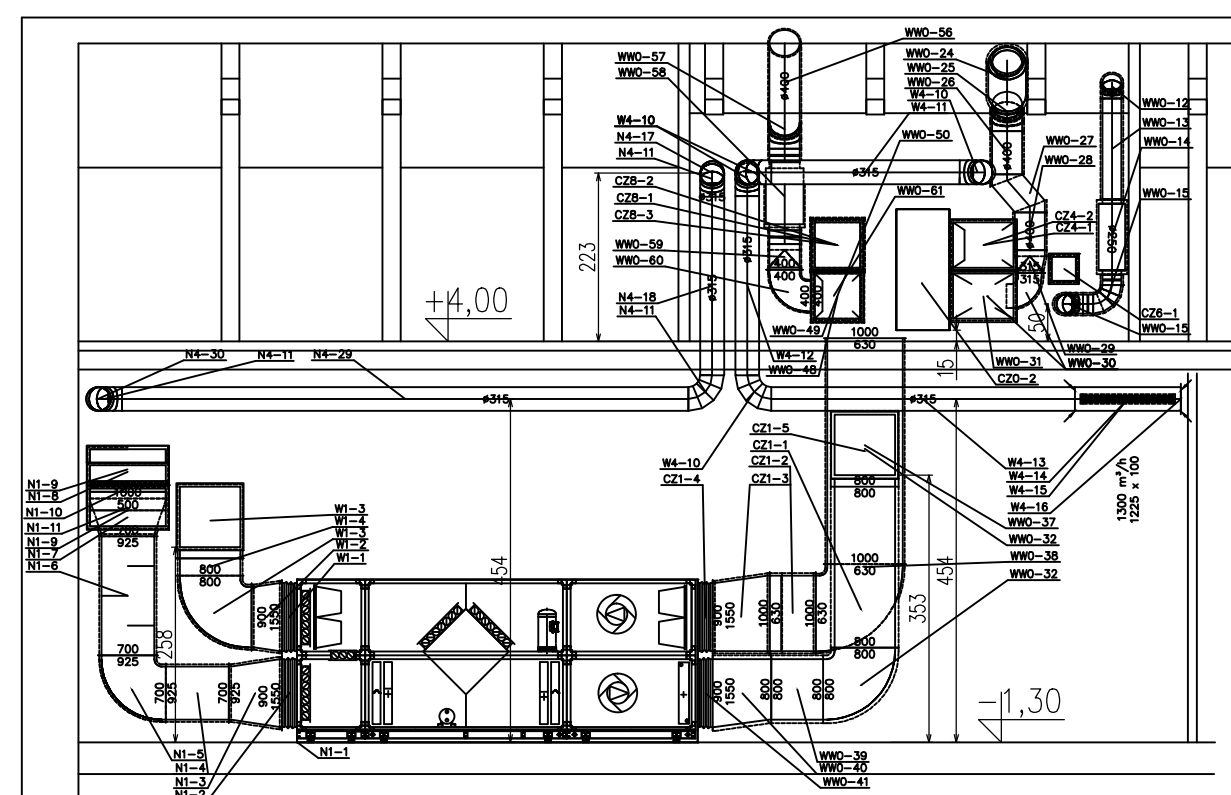

PRZEKRÓJ B - B

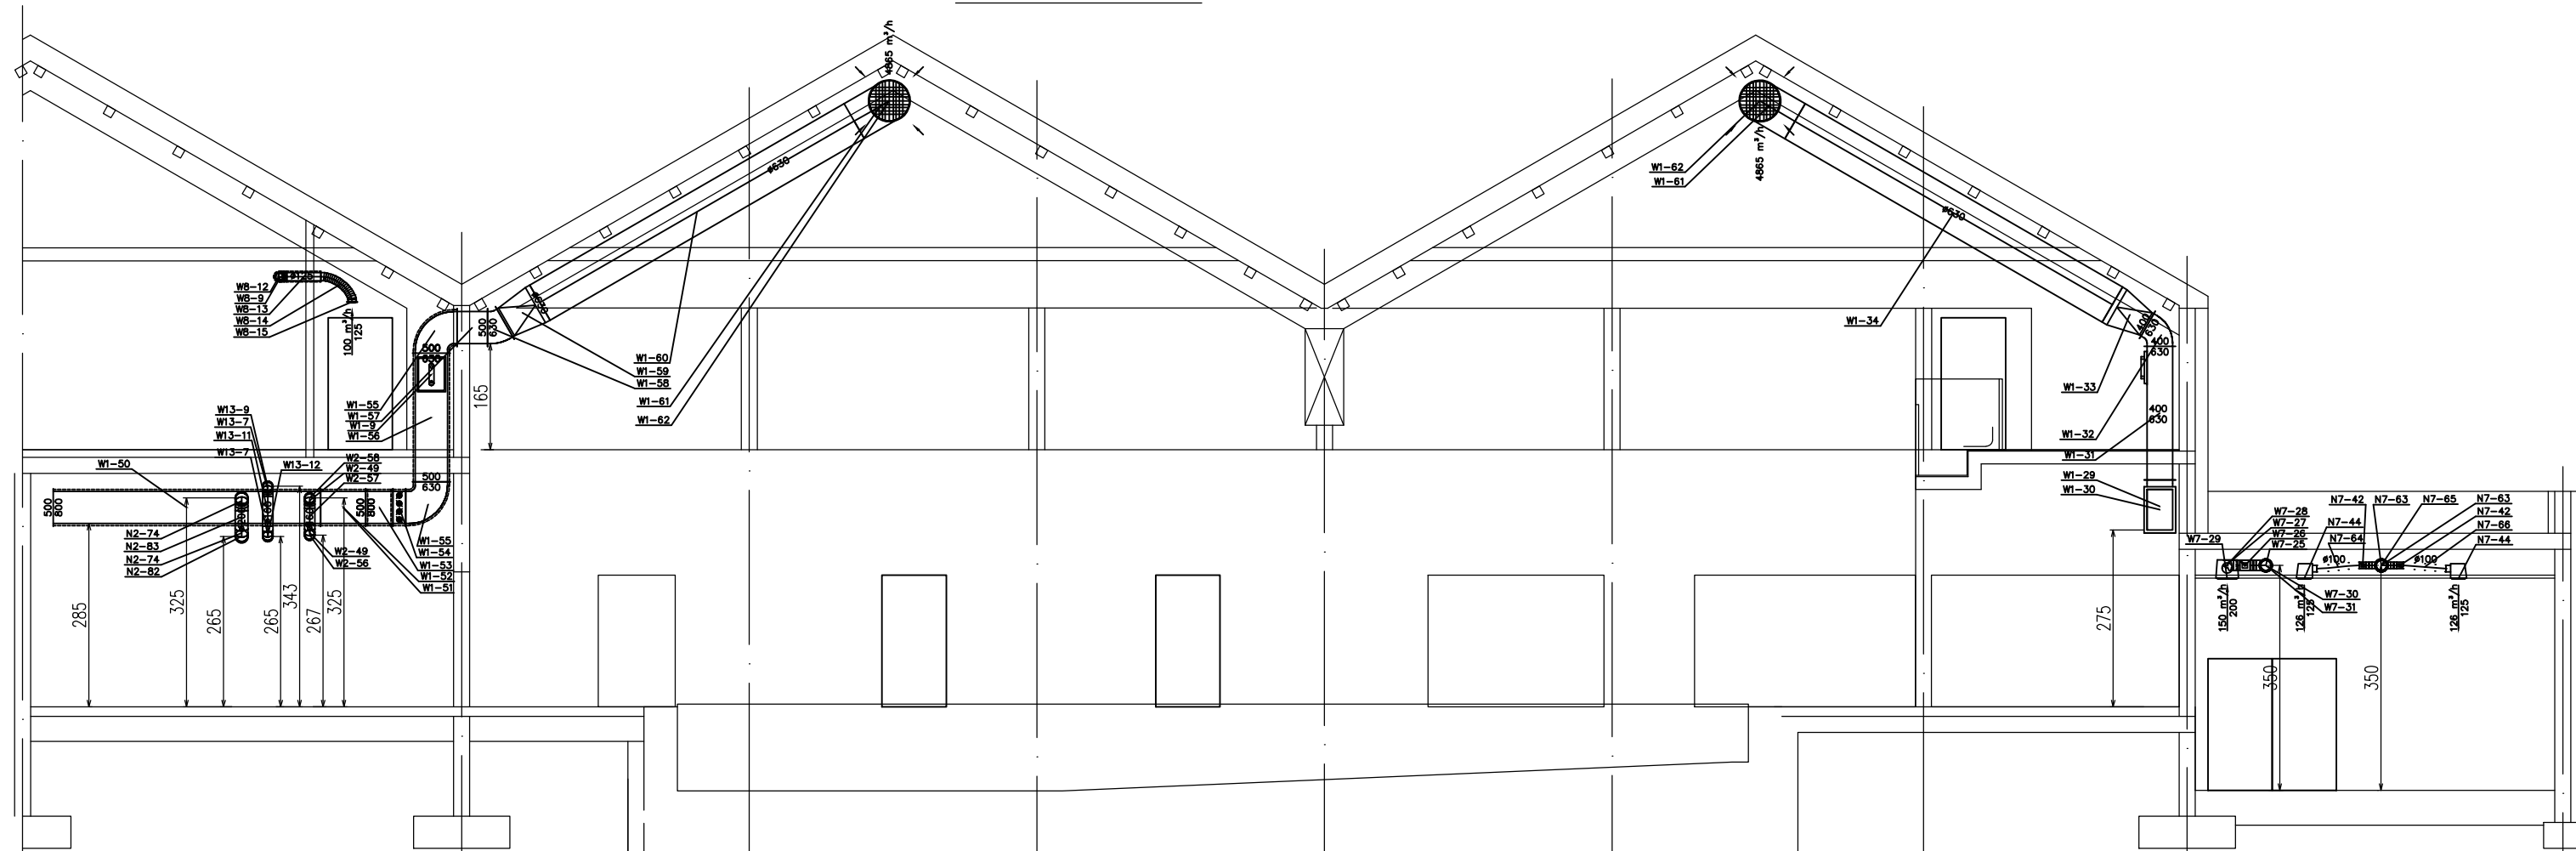

PROJEKT WYKONAWCZY

PRACOWNIA ARCHYTEKTONICZNA PIOTR DOMINICZAK

BUDOWA PRZYSZKOLNEJ KRYTEJ PŁYWAŁNI
PN. "DOLNOŚLĄSKI DELFINEK"
ORAZ CENTRUM FITNESS

INWESTOR: GMINA ZMIGRÓD
Plac Wojska Polskiego 2-3
55-140 ZMIGRÓD

LOKALIZACJA: ZMIGRÓD ul. Sienkiewicza
dz. nr 43 - obr. 0001 Zmigród, ark.13
jedn. ewid. 0022006_4 Zmigród-Miasto

RZUT PODBAŚENIA I PRZEKROJE
PRZEZ BUDYNEK

BRANŻA: WENTYLACJA MECHANICZNA

PROJEKTANT: mgr inż. Marek Zieliński
upr. nr ST - 354/76

SPRAWDZAJĄCY: inż. Kazimierz Litwin
upr. nr GT-63-IV/28/77

WEN-01

skala
1:100