



DACH

II PIĘTRO

I PIĘTRO

PRZYZIEMIE

PIWNICA

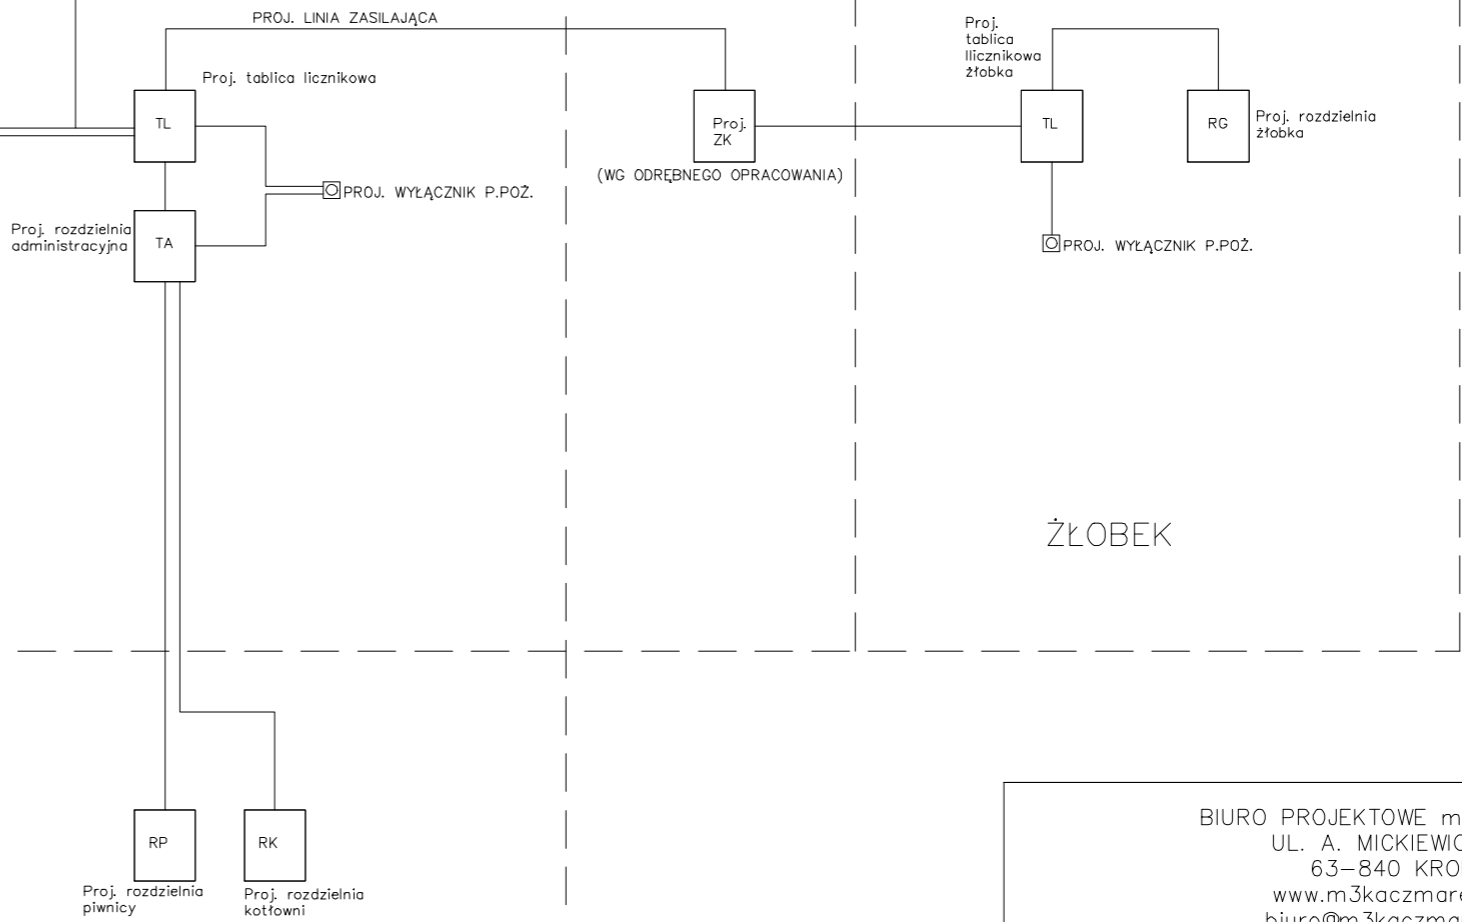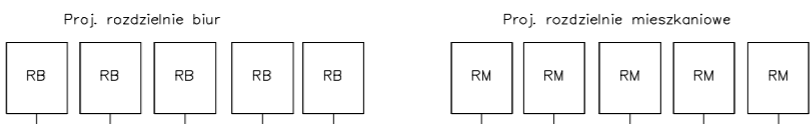

BUDYNEK
MIESZKALNO-USŁUGOWY

ŻŁOBEK

BIURO PROJEKTOWE m3KACZMAREK UL. A. MICKIEWICZA 41 63-840 KROBIA www.m3kaczmarek.pl biuro@m3kaczmarek.pl tel. 607 850 703, 607 850 732		
OBIKT:	BUDYNEK MIESZKALNO – USŁUGOWY BUDYNEK PRZEDSZKOLA ZE ŻŁOBKIEM	
ADRES INWESTYCJI:	ul. Poznańska 8, 55-140 Żmigród, dz. nr 2	
PRZEDMIOT RYSUNKU:	JEDNOKRESKOWY SCHEMAT ZASILANIA	
SKALA: 1:100	DATA: 12.2016	NR RYS. E-6
PROJEKTANT	mgr inż. Marek Piasecki spec. instalacje elektryczne. WKP/0319/P00E/08	
ASYSTENT	mgr inż. Krzysztof Płatek	