



ROZDZIELNICA RK 3x12

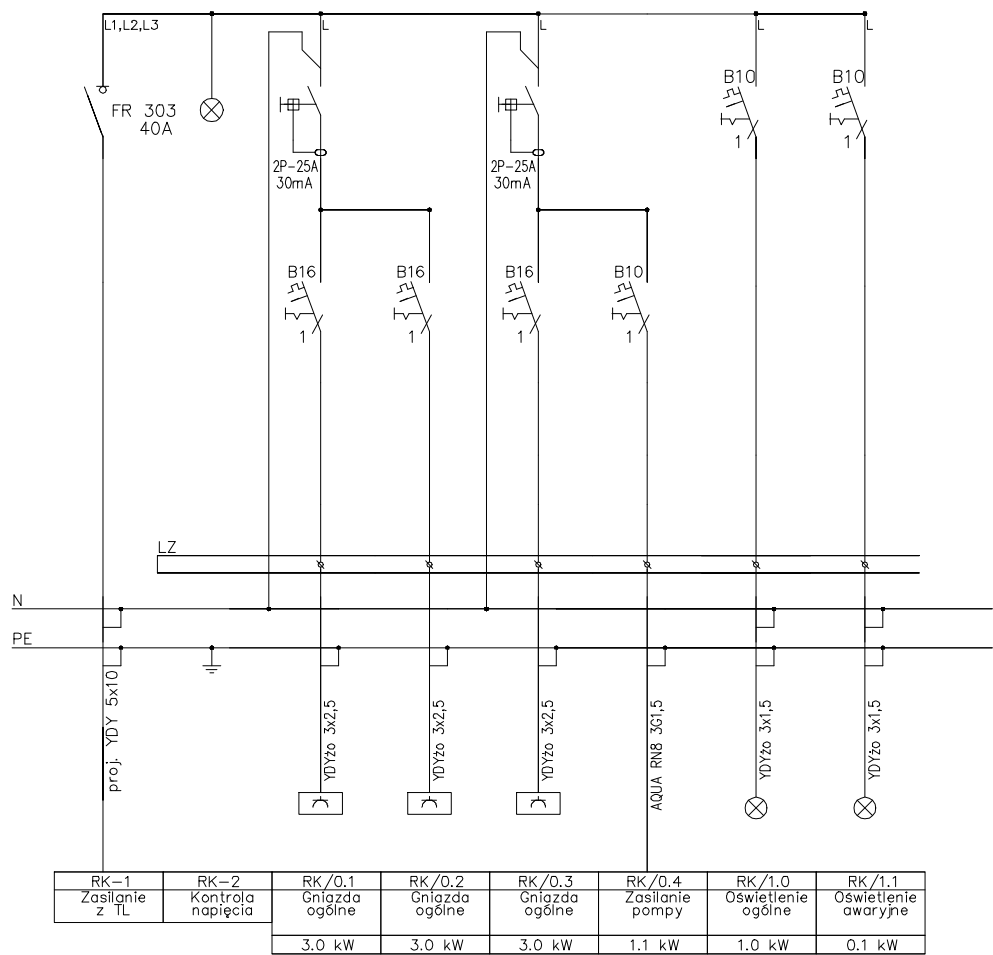

OCHRONA PRZECIWPORAŻENIOWA  
SAMOCZYNNE WYŁĄCZENIE ZASILANIA

WYPROWADZENIE  
OBWODÓW  
Z ROZDZIELNICY

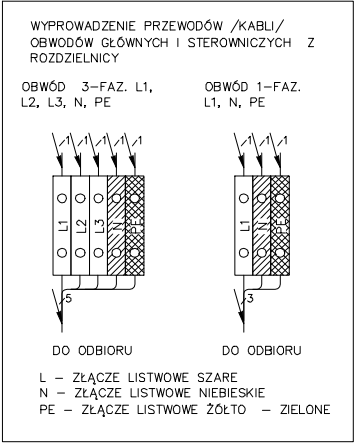

BIURO PROJEKTOWE m3KACZMAREK  
UL. A. MICKIEWICZA 41  
63-840 KROBIA  
www.m3kaczmarek.pl  
biuro@m3kaczmarek.pl  
tel. 607 850 703, 607 850 732

OBIEKT:	BUDYNEK MIESZKALNO – USŁUGOWY BUDYNEK PRZEDSZKOLA ZE ŻŁOBKIEM	
ADRES INWESTYCJI:	ul. Poznańska 8, 55-140 Żmigród, dz. nr 2	
PRZEDMIOT RYSUNKU:	SCHEMAT ROZDZIELNICY RK	
SKALA: 1:100	DATA: 01.2017	NR RYS. E-12
PROJEKTANT	mgr inż. Marek Piasecki spec. instalacje elektryczne. WKP/0319/P00E/08	
ASYSTENT	mgr inż. Krzysztof Płatek	