


ROZDZIELNICA R1 1x18

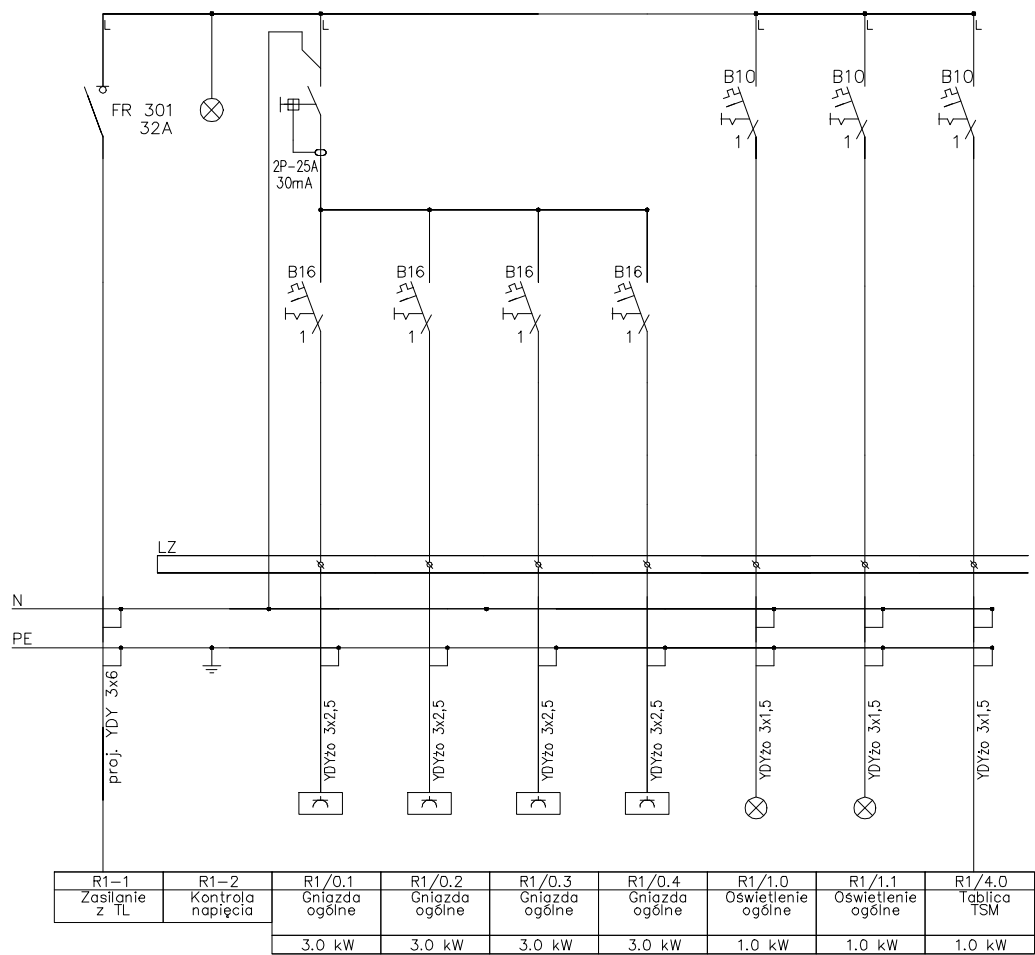

OCHRONA PRZECIWPORAŻENIOWA
SAMOCZYNNE WYŁĄCZENIE ZASILANIA

BIURO PROJEKTOWE m3KACZMAREK
UL. A. MICKIEWICZA 41
63-840 KROBIA
www.m3kaczmarek.pl
biuro@m3kaczmarek.pl
tel. 607 850 703, 607 850 732

OBIEKT:	BUDYNEK MIESZKALNO – USŁUGOWY BUDYNEK PRZEDSZKOLA ZE ŻŁOBKIEM	
ADRES INWESTYCJI:	ul. Poznańska 8, 55-140 Żmigród, dz. nr 2	
PRZEDMIOT RYSUNKU:	SCHEMAT ROZDZIELNICY R1	
SKALA: 1:100	DATA: 01.2017	NR RYS. E-13
PROJEKTANT	mgr inż. Marek Piasecki spec. instalacje elektryczne. WKP/0319/POOE/08	
ASYSTENT	mgr inż. Krzysztof Płatek	